

Mitteldeutsche Netzgesellschaft Strom mbH • PF 15 60 54 • 03060 Cottbus

eta AG engineering
Schlachthofstraße 4

02625 Bautzen

Servicecenter Ruhland

Ihr Zeichen: Wi
Ihre Nachricht: vom 20.11.2014
Unser Zeichen: VS-R-B-R 46410/14
Unsere Nachricht: vom

Name: Frau Berger
Telefon: 035752-36268
Telefax: 035752-36333
E-Mail: Ricarda.Berger@mitnetz-strom.de

Datum: 18.12.2014

**Jannowitz, Ruhlander Schwarzwasser - Gewässerbau, Durchgängigkeit
an den Wehren 17.33 und 17.33a**

Sehr geehrte Damen und Herren,

als Anlage übergeben wir Ihnen Lagepläne der envia Mitteldeutsche Energie AG zur Information über vorhandene Anlagen auf o. g. Grundstück.

Im angegebenen Bereich sind keine Anlagen der enviaM, enviaTEL und enviaTherm vorhanden.

Sollte der Geltungsbereich bzw. die Planung erweitert oder verlagert werden oder der Arbeitsraum die dargestellten Planungsgrenzen überschreiten, so ist es notwendig, die Mitteldeutsche Netzgesellschaft Strom am weiteren Verfahren zu beteiligen.

Dieses Schreiben hat eine Gültigkeit von zwei Jahren.

Mit freundlichen Grüßen

Mitteldeutsche Netzgesellschaft Strom mbH



Frank Küchau

Anlagen
1 Lageplan
1 Deckblatt
1 Bestandslageplan M 1:1000



Ricarda Berger



Mitteldeutsche
Netzgesellschaft Strom mbH

Geschäftsanschrift:
Magdeburger Straße 36
06112 Halle (Saale)

Postanschrift:
PF 15 60 54
03060 Cottbus

T 0345 216-0
F 0345 216-2311
E info@mitnetz-strom.de
I www.mitnetz-strom.de

Vorsitzender des
Aufsichtsrates:
Dipl.-Kfm. Tim Hartmann

Geschäftsführung:
Ralf Hiersig,
Dr. Adolf Schweer

Sitz des Unternehmens:
Halle (Saale)


Registergericht:
Amtsgericht Stendal
HRB 215080

Bankverbindung:
Deutsche Bank AG Chemnitz
BLZ 870 700 00
Kto.-Nr. 120 16 64 00
BIC DEUTDE8CXXX
IBAN
DE29 8707 0000 0120 1664 00

UST-ID-Nr. DE814181768


Ein Unternehmen der



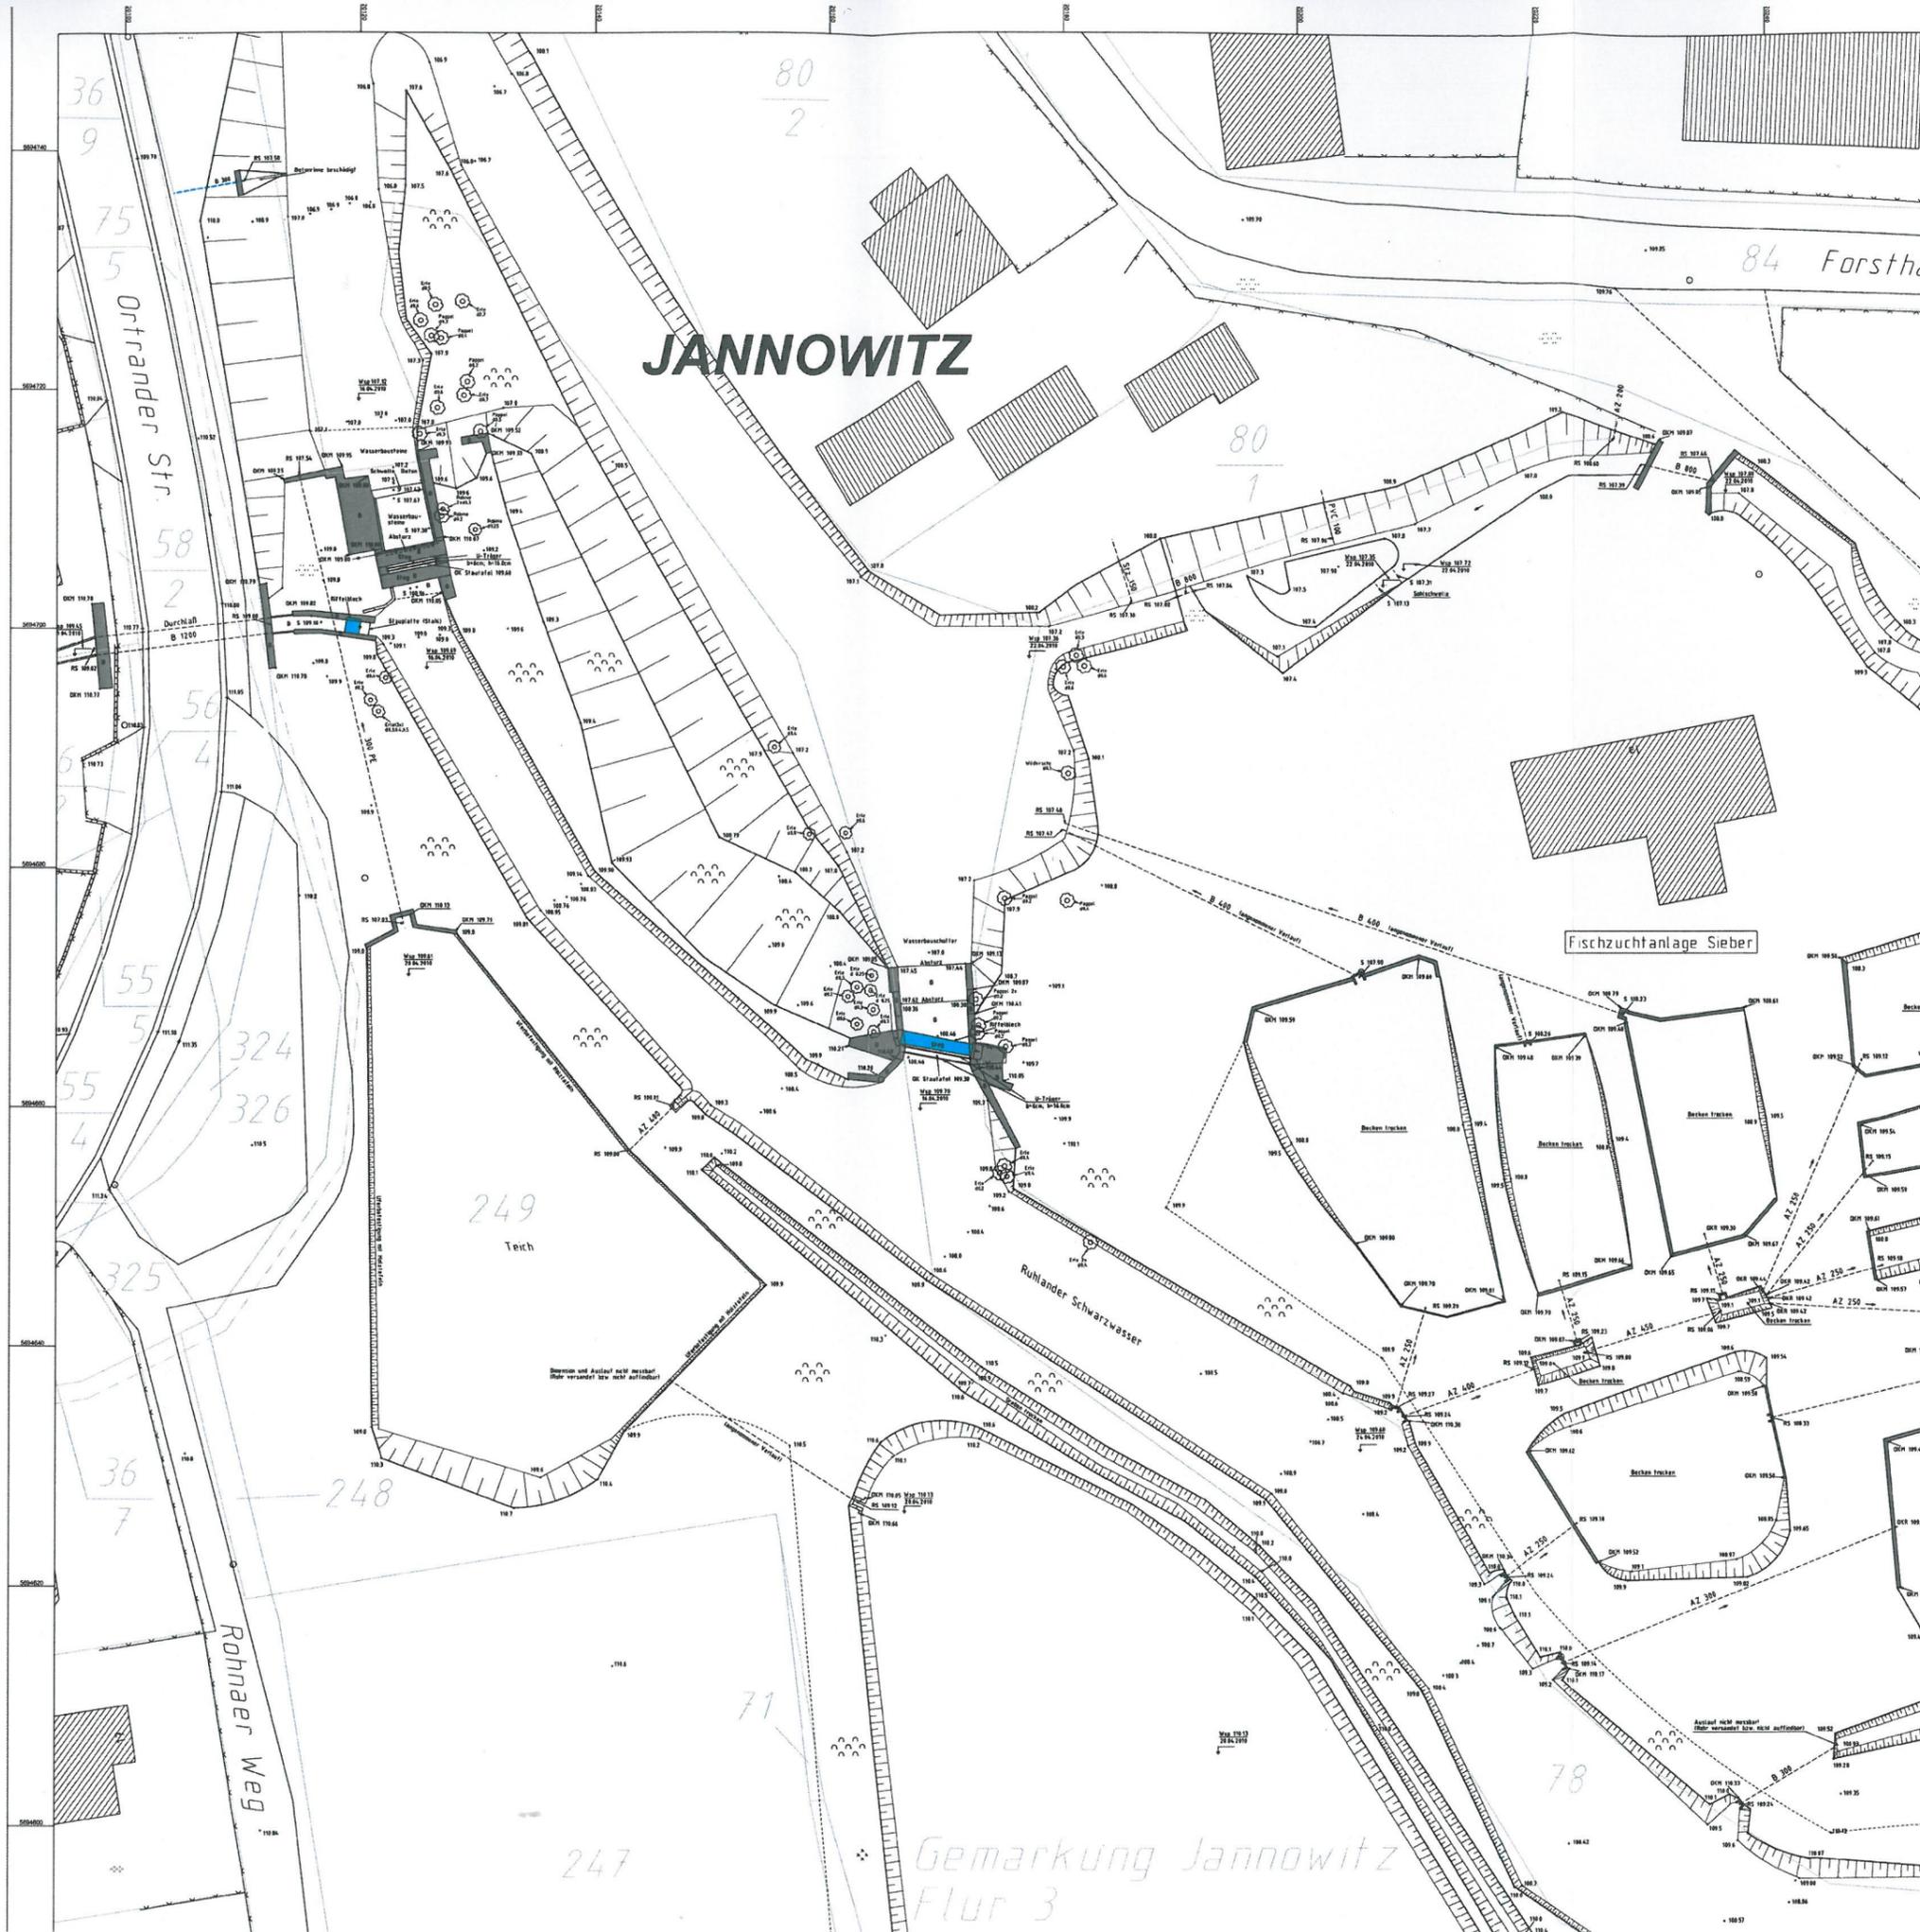

Mitteldeutsche Netzgesellschaft Strom mbH 	
VS-R-B-R Ruhland	
Ortrander Straße 12 035752 36 0	01945 Ruhland 035752 36 333
Einverstanden mit dem Standort/der Baumaßnahme hinsichtlich der Leitungen/Anlagen der envia Nur gültig mit dem Schreiben vom: 16.12.2024 Reg.-Nr.: VS-R-B-R 4.6.1.10.1849 Anzahl der übergebenen Bestands-/Planungsunterlagen einschließlich Übersichtsplan: 3	

**Anlage zur Bestandsabfrage
Planungsbereich in Jannowitz
(Gemeinde Hermsdorf, Amt Ruhland)**

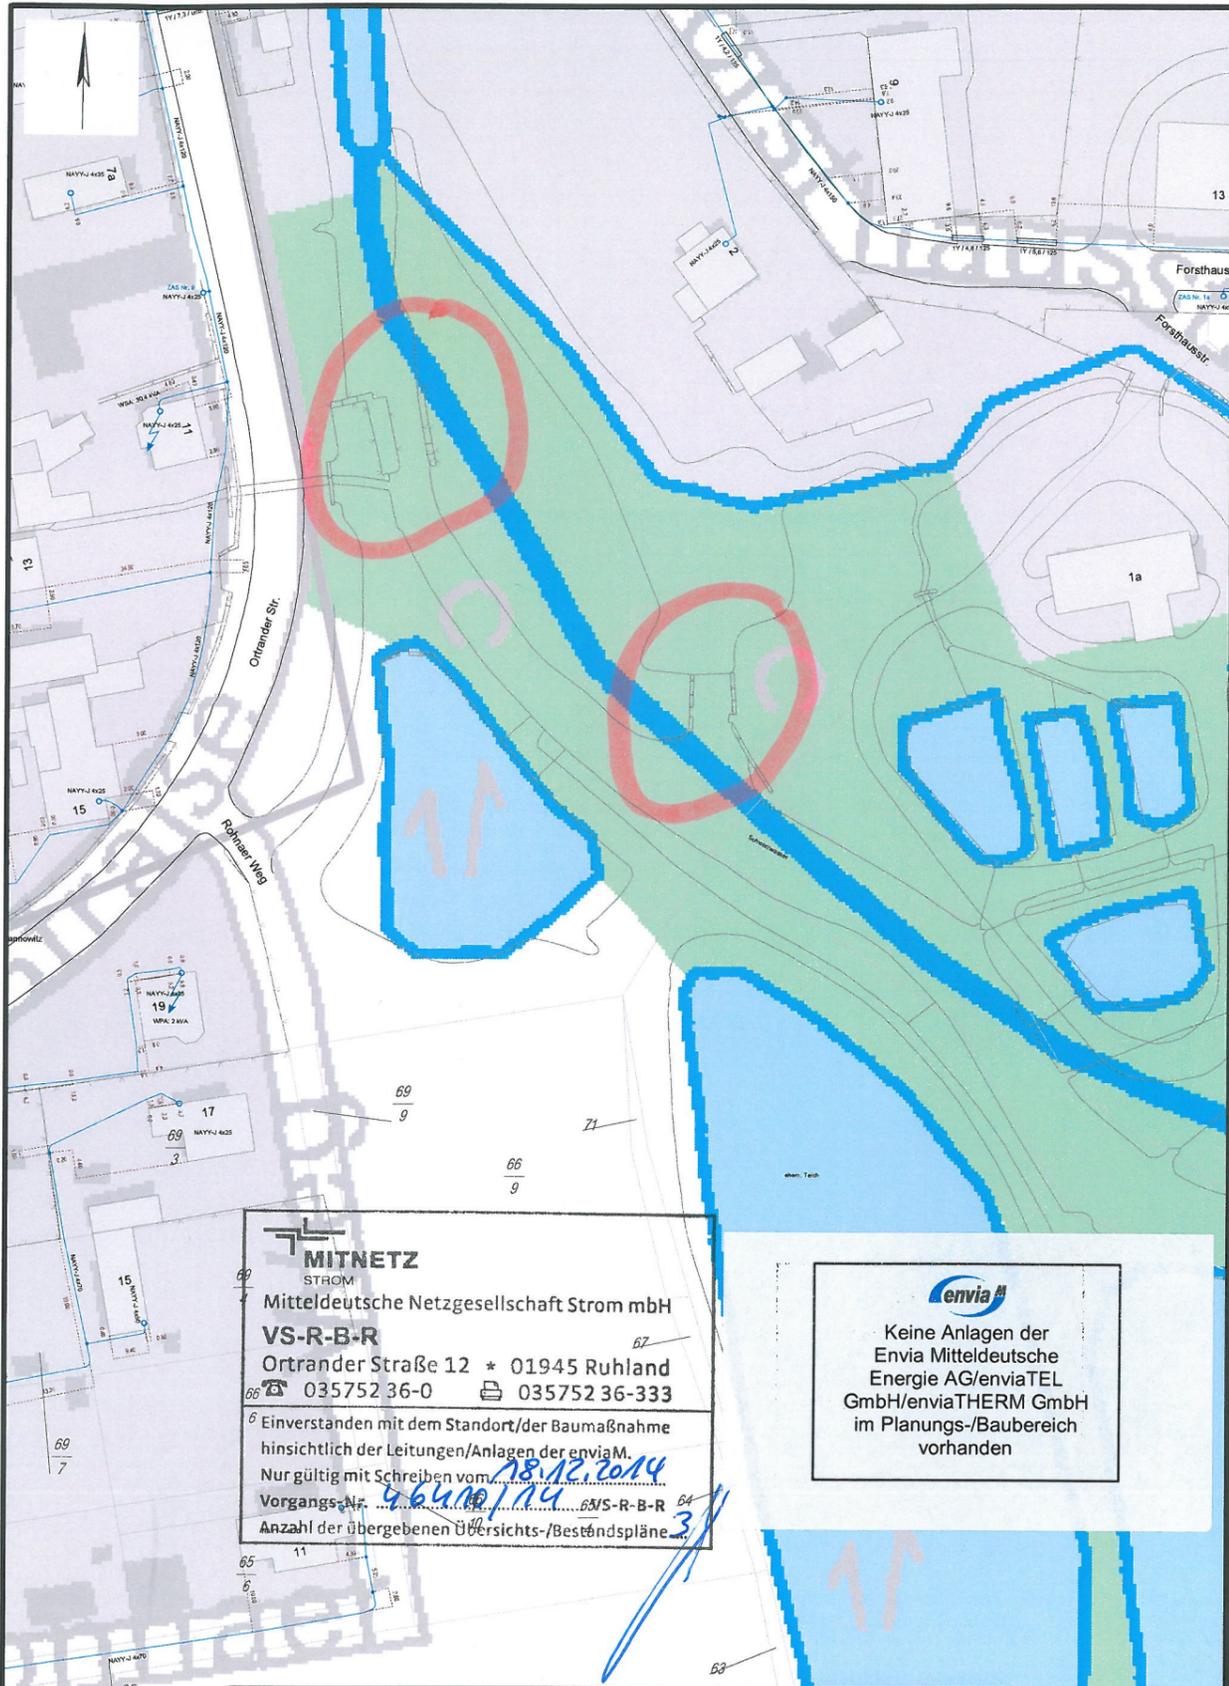

MITNETZ STROM
 Mitteldeutsche Netzgesellschaft Strom mbH
VS-R-B-R
 Ortrander Straße 12 * 01945 Ruhland
 ☎ 035752 36-0 ☎ 035752 36-333
 Einverstanden mit dem Standort/der Baumaßnahme hinsichtlich der Leitungen/Anlagen der enviaM.
 Nur gültig mit Schreiben vom 18.12.2014
 Vorgangs-Nr. 664/14 VS-R-B-R
 Anzahl der übergebenen Übersichts-/Bestandspläne 3

envia
 Keine Anlagen der Envia Mitteldeutsche Energie AG/enviaTEL GmbH/enviaTHERM GmbH im Planungs-/Baubereich vorhanden

Topografische Karte mit Genehmigung des zuständigen Landesamtes für Vermessung und Geoinformation.

Auftragsnummer:	Deckblatt beachten	Maßstab: 1: 1000	MITNETZ STROM
Ort: Jannowitz	Datum: 03.12.2014	Blatt:	



Mitteldeutsche Netzgesellschaft Strom mbH

Magdeburger Str. 36
 06112 Halle/Saale
 www.mitnetz-strom.de

MITNETZ STROM
 Mitteldeutsche Netzgesellschaft Strom mbH
VS-R-B-R
 Ortrander Straße 12 * 01945 Ruhland
 ☎ 035752 36-0 ☎ 035752 36-333
 Einverstanden mit dem Standort/der Baumaßnahme hinsichtlich der Leitungen/Anlagen der enviaM.
 Nur gültig mit Schreiben vom 18.12.2014
 Vorgangs-Nr. 664/14 VS-R-B-R
 Anzahl der übergebenen Übersichts-/Bestandspläne 3

Auskunft nur über Anlagen in Verfügung der enviaM-Gruppe. An Kreuzungs- und Nahrungsstellen ist entsprechende Rücksicht zu nehmen.
 Die Kabelschutzanweisung der MITNETZ STROM ist einzuhalten. Keine graphische Maßentnahme möglich.

Bemerkungen:

Zeichenerklärung:

<p>Strom</p> <p>Kabellage unbekannt: NS, MS, HS</p> <p>Kabel: NS, MS, HS</p> <p>Freileitung: NS, MS, HS</p> <p>Umspannwerk: [Symbol]</p> <p>Netzstation: [Symbol]</p> <p>Kabelverteilerschrank: [Symbol]</p> <p>Verbinder: [Symbol]</p> <p>Netzanschluss: [Symbol]</p>	<p>Basis und Topographie</p> <p>Schutzflächen: [Symbol]</p> <p>Schutzrohr: [Symbol]</p> <p>Maste: [Symbol]</p> <p>Zaun: [Symbol]</p> <p>Hecke: [Symbol]</p> <p>Mauer: [Symbol]</p> <p>Kabelmerkmstein: [Symbol]</p> <p>Grenzstein: [Symbol]</p>	<p>Telekommunikation</p> <p>Erdrtrasse: [Symbol]</p> <p>Luftrtrasse: [Symbol]</p> <p>Richtfunktrasse: [Symbol]</p> <p>TK-Schacht: [Symbol]</p> <p>Verbinder: [Symbol]</p> <p>Endstelle: [Symbol]</p> <p>Marker: [Symbol]</p> <p>Kabelring: [Symbol]</p> <p>Beleuchtung</p> <p>Leitung: [Symbol]</p> <p>Leuchstelle: [Symbol]</p>
---	--	--

Fernwärme

Rohrleitung: [Symbol]

Hausanschlussstation: [Symbol]

Schacht: [Symbol]

Kanal: [Symbol]

Fundament: [Symbol]

Flurstücke: _____ **Eigentümer:** _____

Mit Art und Umfang der geplanten Bauarbeiten bin ich/sind wir einverstanden: _____

_____, den _____

Unterschrift

<p>Auftragsnummer:</p> <p>Druckdatum: 04.11.2014</p> <p>Bearbeiter: Frau Berger</p> <p>Abteilung: VS-R-B-R</p> <p>Telefon: 035752-36 268</p> <p>Fax: 035752-36 333</p>	<p>Gemeinde/Stadt:</p> <p>Ortsteil:</p> <p>Gemarkung:</p> <p>Straße:</p>	<p>MITNETZ STROM Netzregion Brandenburg AM Ruhland Ortrander Straße 12 01945 Ruhland</p>
--	--	---