

Lageplan / Leitungsabfrage

Anmerkungen

Darstellung Verkehrsführung und Lichtsignalanlage Variante 2 vorbehaltlich der LSA-Planung.
 Ursprünglicher Planverfasser der Zg.-Nr. Nd_PG007 vom 31.01.2019 ist Büro AAK Architekten am Kaiserdamm GmbH.

Verantwortlich für Änderungen (Index a):
 Ingenieurbüro Abraham
 Molzstraße 54
 10177 Berlin

Datum 31.01.2020

Unterschrift

Legende		Legende Versorgungsleitungen			
	Straßenlaterne		Wasserschleber		Trinkwasser
	Ampelanlage		Gasschieber		Regenwasser
	Verkehrsschild		Einstiegsschacht		Schmutzwasser
	Hinweisschild		Straßeneinlauf		IT-Dienstleistungszentrum
	Straßenschild		Poller		Kabel Deutschland
	Bushaltestelle		Leuchte		Gas
	Briefkasten		Kabelschacht		Elektro
	Abfallbehälter BSR		Schaltkasten		Versafel
	Unterflurhydrant		Fahrradständer		

a Änderungen gem. Erwidern Stellungnahmen im PG-Verfahren (blau)		31.01.20	Wirbel	
Index	Änderung	Datum	Name	Freigabe
Betriebsleiter		Planfeststellungsbehörde		Zg.-Nr. Nd_PG007a
gezeichnet im Original Boisserée		gezeichnet im Original J. Hagen		Prüfingenieur
Datum	Unterschrift	Datum	Unterschrift	
Freigabevermerke - BVG Projektleitung		Freigabevermerke - Planer		
Einverstanden	Zur Ausführung freigegeben	Übereinstimmung mit der Ausführungsplanung geprüft	Übereinstimmung mit der Ausführungsplanung geprüft	
gezeichnet im Original 27.08.2020	J. Hagen	Datum	Objektplaner	Datum
Datum	Projektlg.	Datum	Projektlg.	Tragwerksplaner


Bauherr **BERLINER VERKEHRSBETRIEBE (BVG)**
 Anstalt des öffentlichen Rechts
 Bereich Fahrwege
 Bautechnische Anlagen U-Bahn

Für die Richtigkeit der Planungsunterlagen verantwortlich:
 Auftragnehmer und Entwurfsverfasser
 AAK Architekten am Kaiserdamm GmbH
 Kaiserdamm 20
 14057 Berlin
 Tel: 030 / 40 50 560-0
 Fax: 030 / 40 50 560-60
 Email: info@aak-hesse.de

Die Übereinstimmung der Zeichnung mit der Ausführung wird bestätigt
 Für den Auftraggeber (ort. Bauüberwachung)

Für den Auftragnehmer (Baufirma)

Datum 31.01.2019

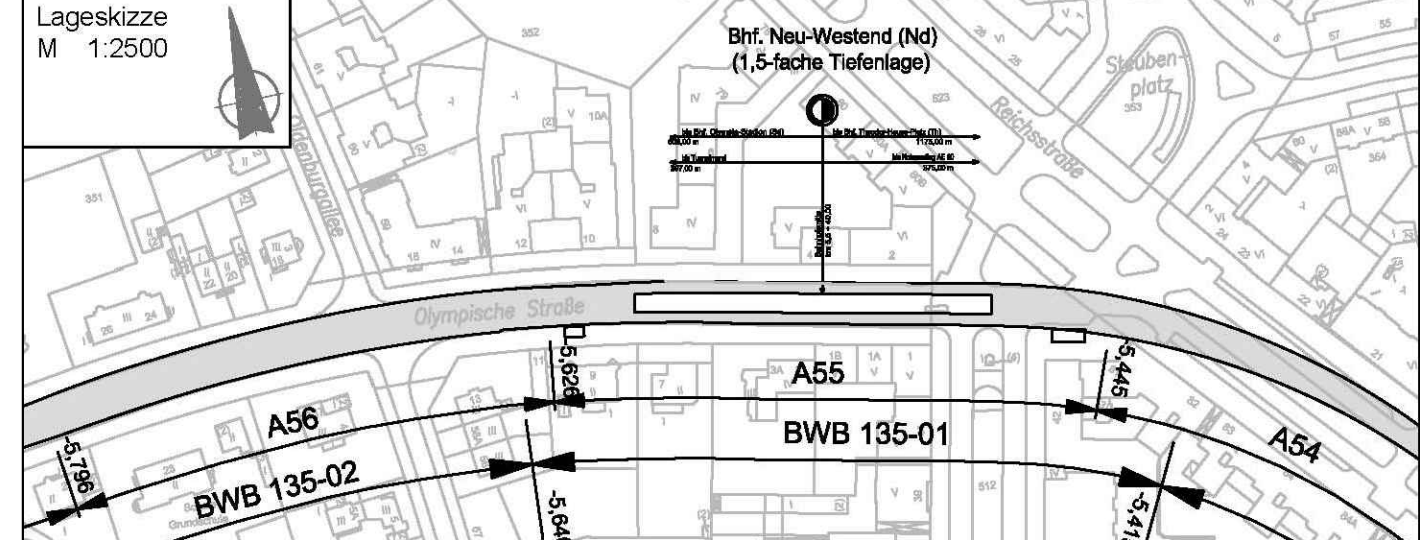

Zg.-Nr. Nd_PG007a	Planungsphase	Planungsgenehmigung	OP
Dateiname Nd_PG001-PG007_200131.dwg	Projekt	U-Bahnhof Neu-Westend (Nd) barrierefreier Ausbau (Einbau Aufzug)	
Maßstab 1:250	Bauteil	Lageplan Leitungen Straßenebene / Leitungsabfrage NUR ZUR INFORMATION	
Blattgröße 1015 x 420 mm	Bauwerksnr. A 55	Tech. Platz: WUB-ND-BHF	Örtlichkeit: Neu-Westend
Projektnr. A27339			Linie U2
Bauwerksb. 135-01			Strecke MAE

Meßstrecke 100mm