


**ZEICHENERKLÄRUNG:**

Kanalisation		Bestand:	
	Mischsewerkanal mit Kontrollschacht		Mischsewerkanal mit Kontrollschacht
	Mischsewerkanal		Maukammer
	Regenwasserkanal mit Kontrollschacht		Regenwasserkanal mit Kontrollschacht
	Regenwasserkanal		Regenwasserbehälter
	Regenwasserbehälter		Regenwasserbehälter mit Abdeckung
	Regenwasserbehälter mit Abdeckung		Regenwasserbehälter mit Abdeckung / LSA (Anker)
	Regenwasserbehälter mit Abdeckung / LSA (Anker)		Regenwasserbehälter mit Abdeckung / LSA (Anker)

	Ausgeschalteten
	Böschung Damm
	Böschung Einseitig
	Grünfläche
	Fahrbahn Asphalt
	Fahrbahn Wirtschaftsweg
	Geh- und Radweg
	Bushaltestelle
	Gehweg
	Grünflächenweg
	Bankett
	Gärten

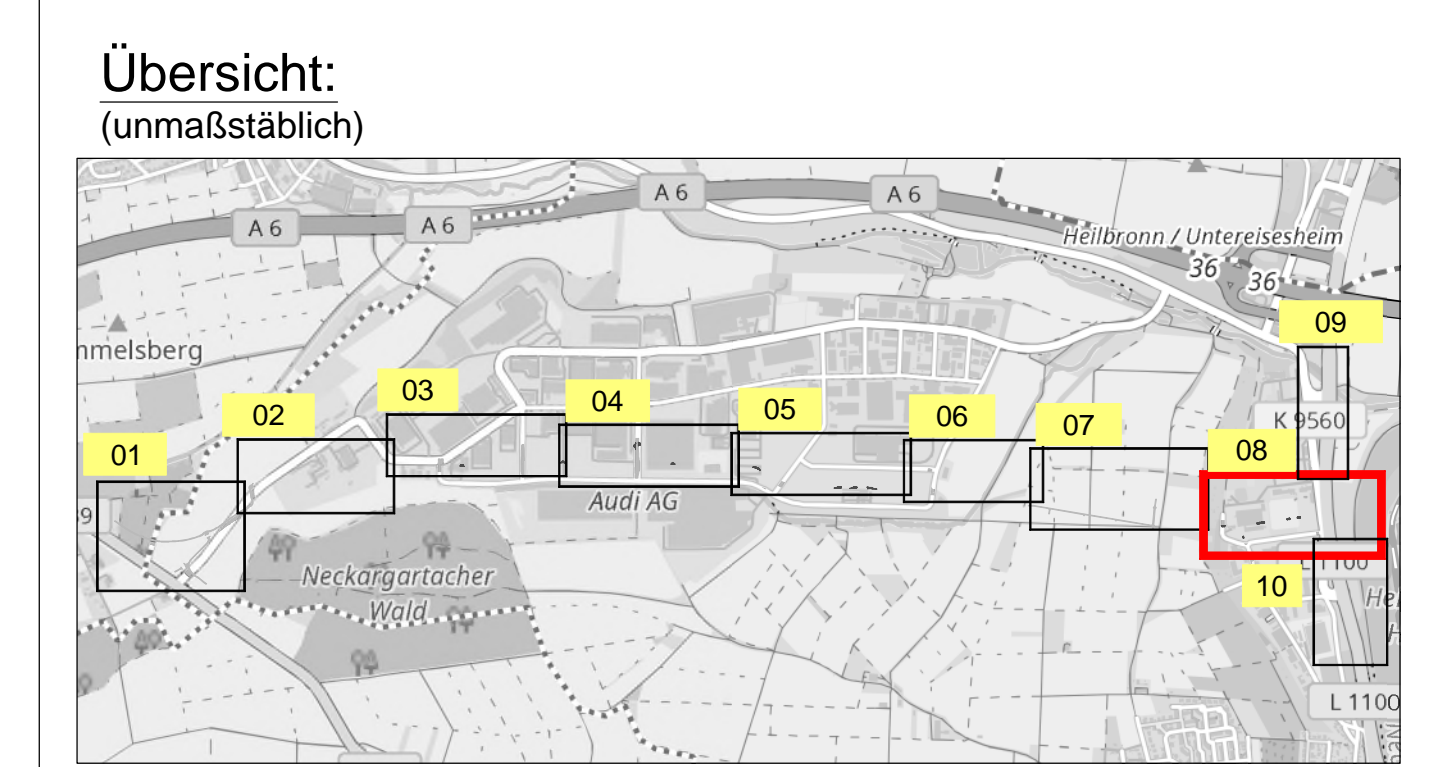

Sofern Bestandsleitungen anderer Versorgungsträger in diesem Plan aufgeführt sind, übernimmt der Planverfasser keine Gewähr für die Vollständigkeit und Richtigkeit der Angaben. Der Auftragnehmer hat sich vor Baubeginn von sämtlichen Versorgungsträgern einweisen zu lassen.

Alle Maße sind vor Ort und vor Baubeginn vom Auftragnehmer eigenverantwortlich zu prüfen. Dies gilt insbesondere für die Anschlüsse an bestehende Kanäle und Versorgungsleitungen (Höhe, Nennweite, Material), sowie für die Anschlußhöhen an bestehende Straßen/Verge sowie an private Holzfahrten. Unstimmigkeiten sind umgehend bei der Bauleitung anzuzeigen.

**Planungsgrundlagen:**

Koordinatensystem	Gauß Krüger PD Meridian 3	Stand	23.02.2017
Höhenbezug	Normalnull (NN)	vom	02.12.2017
Liegenschaftskataster	Ernst + Berger	am	23.02.2017
Vermessung	Vermessungsamt Heilbronn	am	23.02.2017
Planung extern	Ernst + Berger		
Leistungsbestand	Entsorgungsbetriebe der Stadt Heilbronn	vom	14.09.2016
Kanalisation	Bit-Ingenieur	am	18.08.2017
Wasserversorgung	Ernst + Berger	vom	16.10.2017
Gas	Ernst + Berger	vom	16.10.2017
Energie	Ernst + Berger	vom	16.10.2017
Telekommunikation	Ernst + Berger	vom	16.10.2017

Für Fremdpläne wird keine Gewähr übernommen!

Index	Datum	Änderungsgegenstand	gezeichnet	bearbeitet
a	08.11.2017	Ergänzung Planung, Darstellung Leistungsträger	ms	amm
b	29.09.2017	Entlastungskanal DN 1800: südlicher weites Abstand zum Strommasten	akt	amm
a	14.09.2017	Neue Trasse: Entlastungskanal DN 1800 zum Neckar	akt	amm
			gezeichnet	bearbeitet

Entsorgungsbetriebe der Stadt Heilbronn

Nordumfahrung Frankenbach / Neckargartach

Vorplanung Projekt 01EBH16045

Kanalisation	Datum	Name	Arbeits
	29.05.2017	akt	
	29.09.2017	mra/bst	
	06.11.2017	amm	

Lageplan 08 Maßstab: 1:500 00KA02LP00024c

<p><b>Auftraggeber / Antragssteller:</b> Entsorgungsbetriebe der Stadt Heilbronn Wimperstraße 2 74076 Heilbronn</p> <p>Telefon: 07141 / 56-2788 Telefax: 07141 / 56-2879</p>	<p><b>Planverfasser:</b> BIT Ingenieur AG Lichtenstraße 37 74072 Heilbronn</p> <p>Telefon: +49 7141 9165-0 Telefax: +49 7141 9165-10 E-Mail: info@bit-ingenieur.de www.bit-ingenieur.de</p> <p>Kirintha   Freiburg   Heilbronn   Vödingen-Schwaningen   Öhringen</p>
--	--

