



Sickerwasser - Ablaufschacht

Wickelrohre aus Polyethylen (PE100) mit DIBt-Zulassung und Leckage-Überwachung


Schnitt A - A

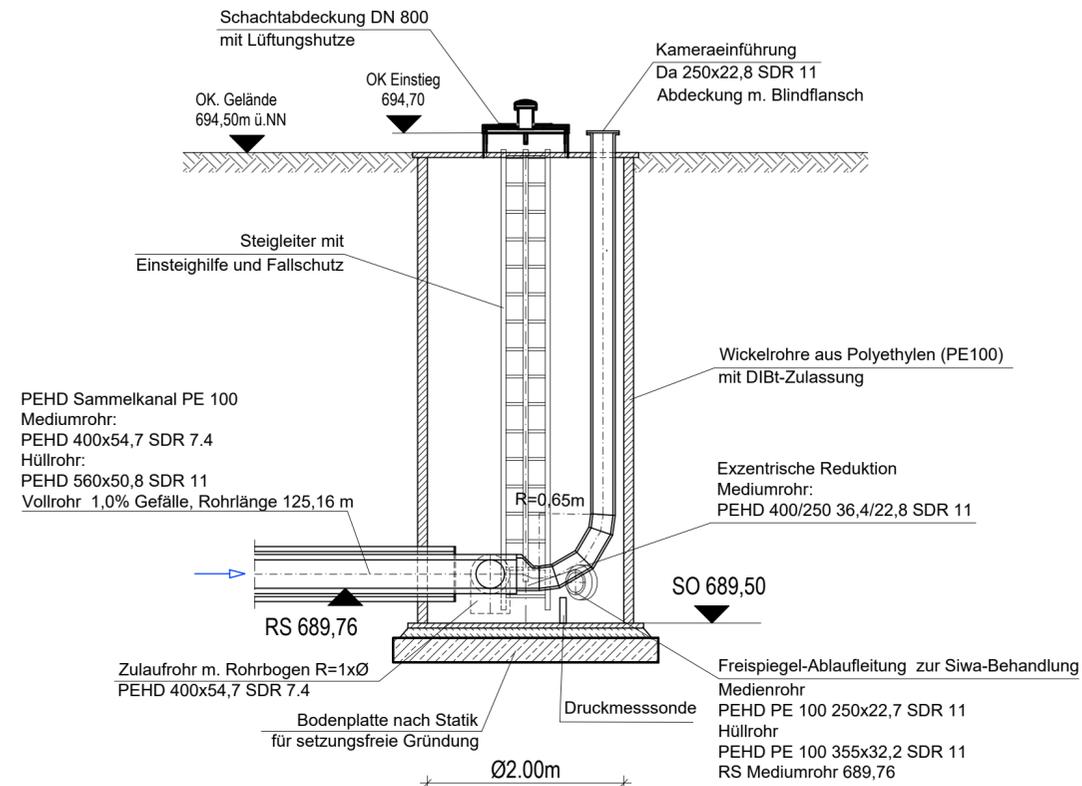


Schnitt B - B

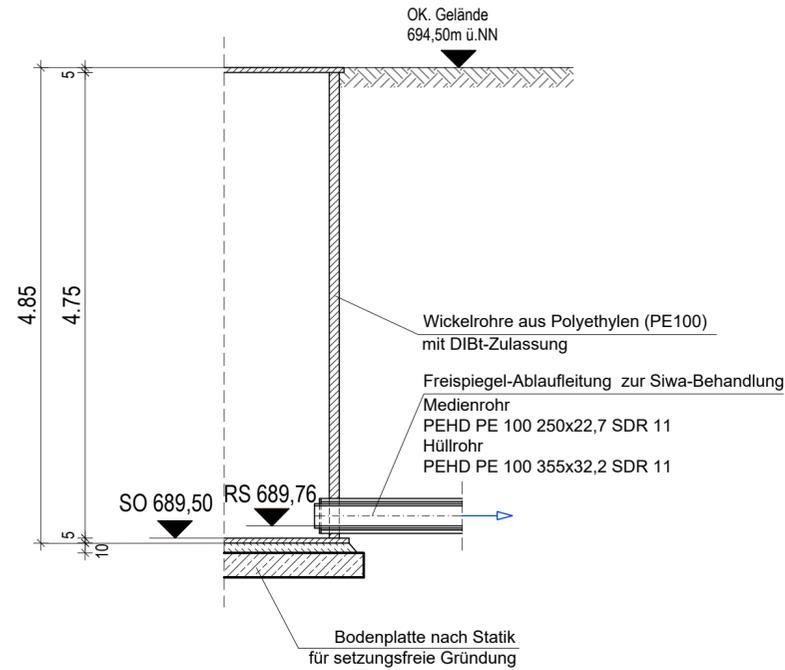

Übersichtslageplan o. M.

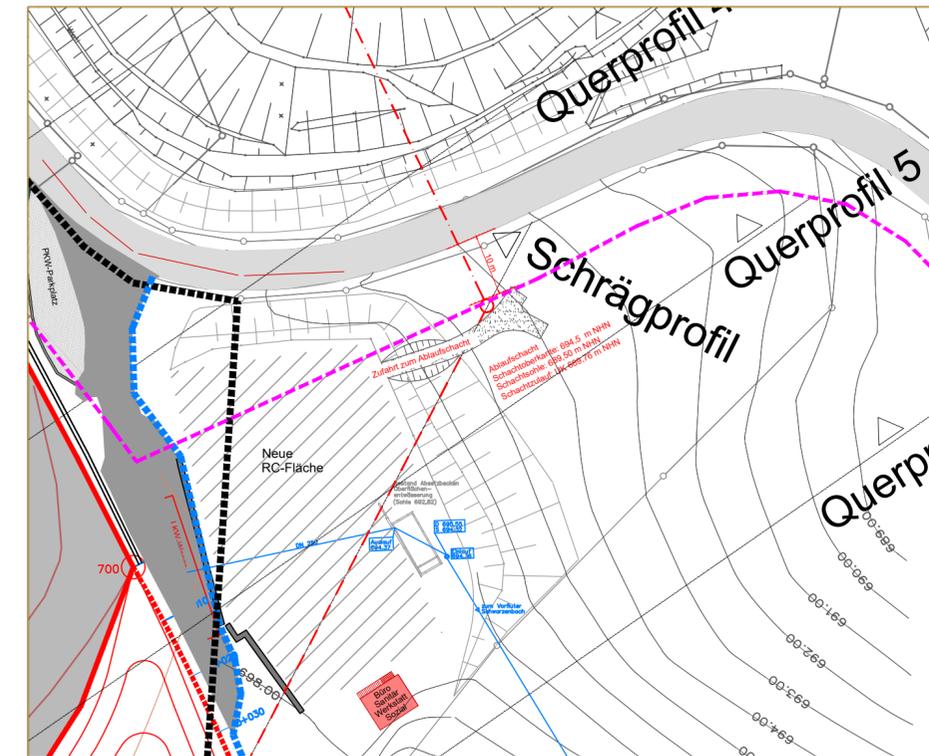

Grundriss

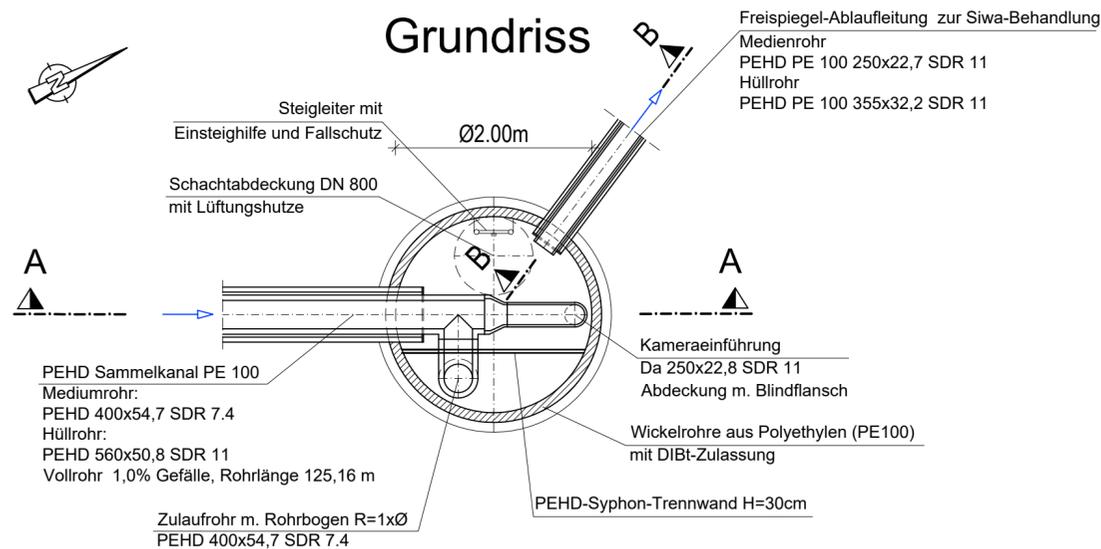

Gilching, den 11.02.2025

Kemten, den 11.02.2025

Gerhard Haas-Kahlenberg
 Ingenieurbüro Haas-Kahlenberg GmbH
 Gerhard Haas-Kahlenberg
 - Planersteller -

Christoph Lindermayr
 ZAK Energie GmbH
 Christoph Lindermayr
 - Antragsteller -

Nr.:	Änderungen	geänd. am	Bearbeiter	gepr. am	Projektleiter
Vorhaben:		Plannummer: STe01-1-139_G		Maßstab: 1 : 50	
Erweiterung DKI-Deponie Steinegaden		Anlage 10.1.5		Planstand: Genehmigungsplanung	
Planinhalt		Datum	Name	Unterschrift	
SW - Ablaufschacht Entwässerung der Deponie		11.02.2025	Fischer	Fischer	
		geprüft	11.02.2025	Ha-Ka	Ha-Ka
Entwurfsverfasser:		Vorhabensträger:			
 Ingenieurbüro HAAS - KAHLENBERG GmbH Bauwesen + Umwelttechnik Talhofstraße 14 82205 Gilching Tel. 08105/271485 ingenieurbuero@haas.kahlenberg.de		 ZAK Energie GmbH Dieselstraße 9 87437 Kemten (Allgäu) Tel. 0831/25282-0 Fax. 0831/25282-19			
Diese Zeichnung unterliegt dem Urheberrecht. Ohne Genehmigung ist keine Kopie oder Weitergabe erlaubt.					