






Längsschnitt

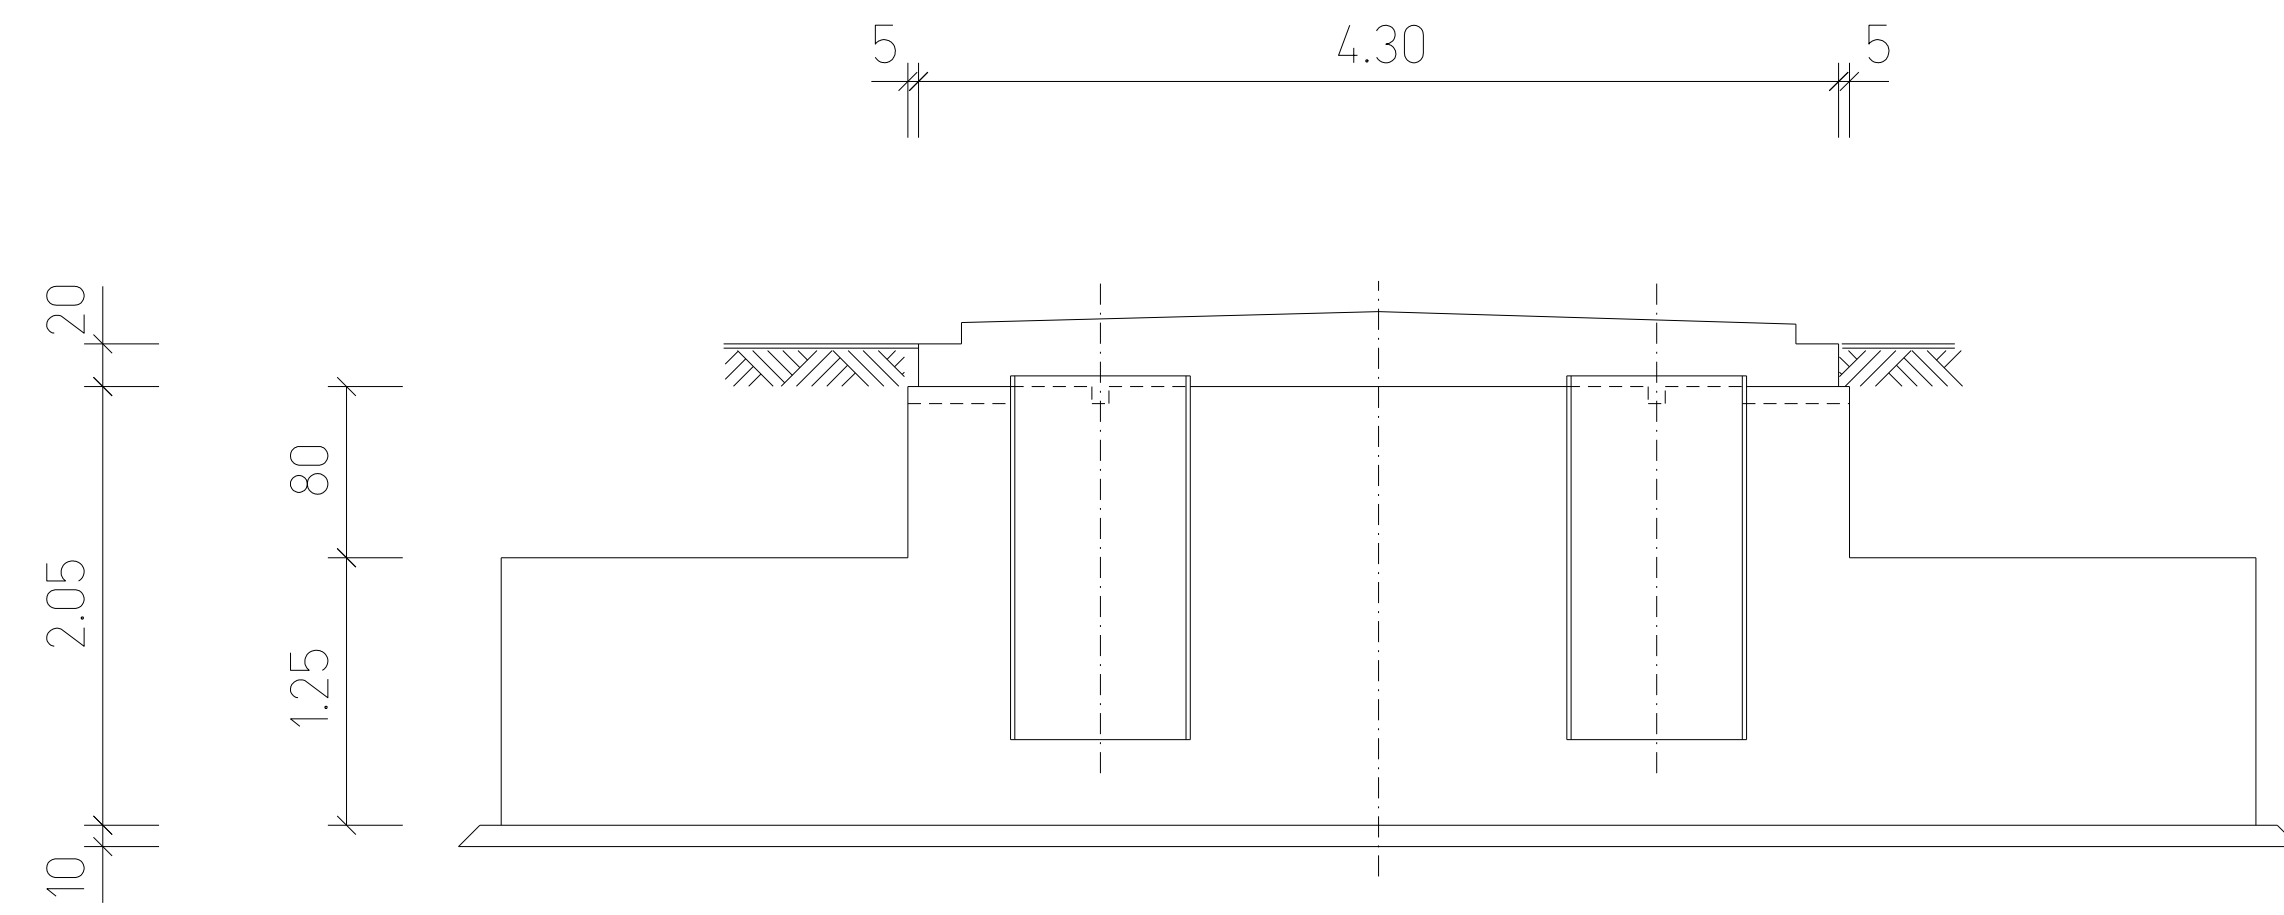

Querschnitt

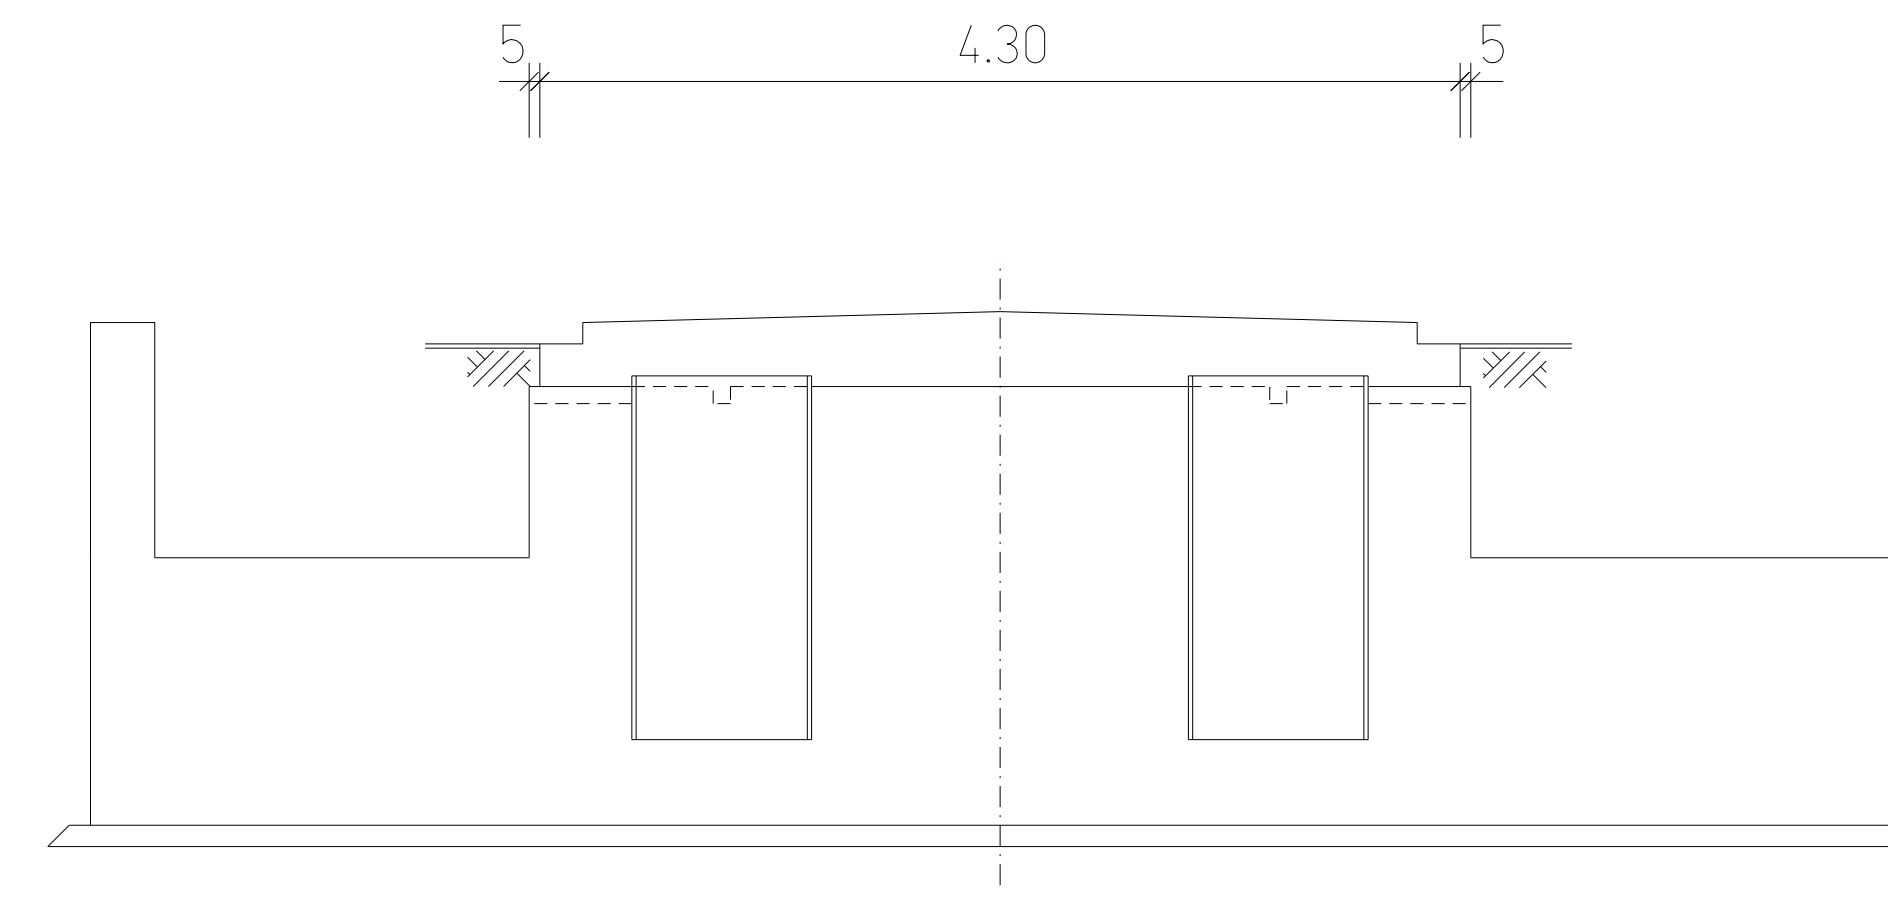

Grundriss

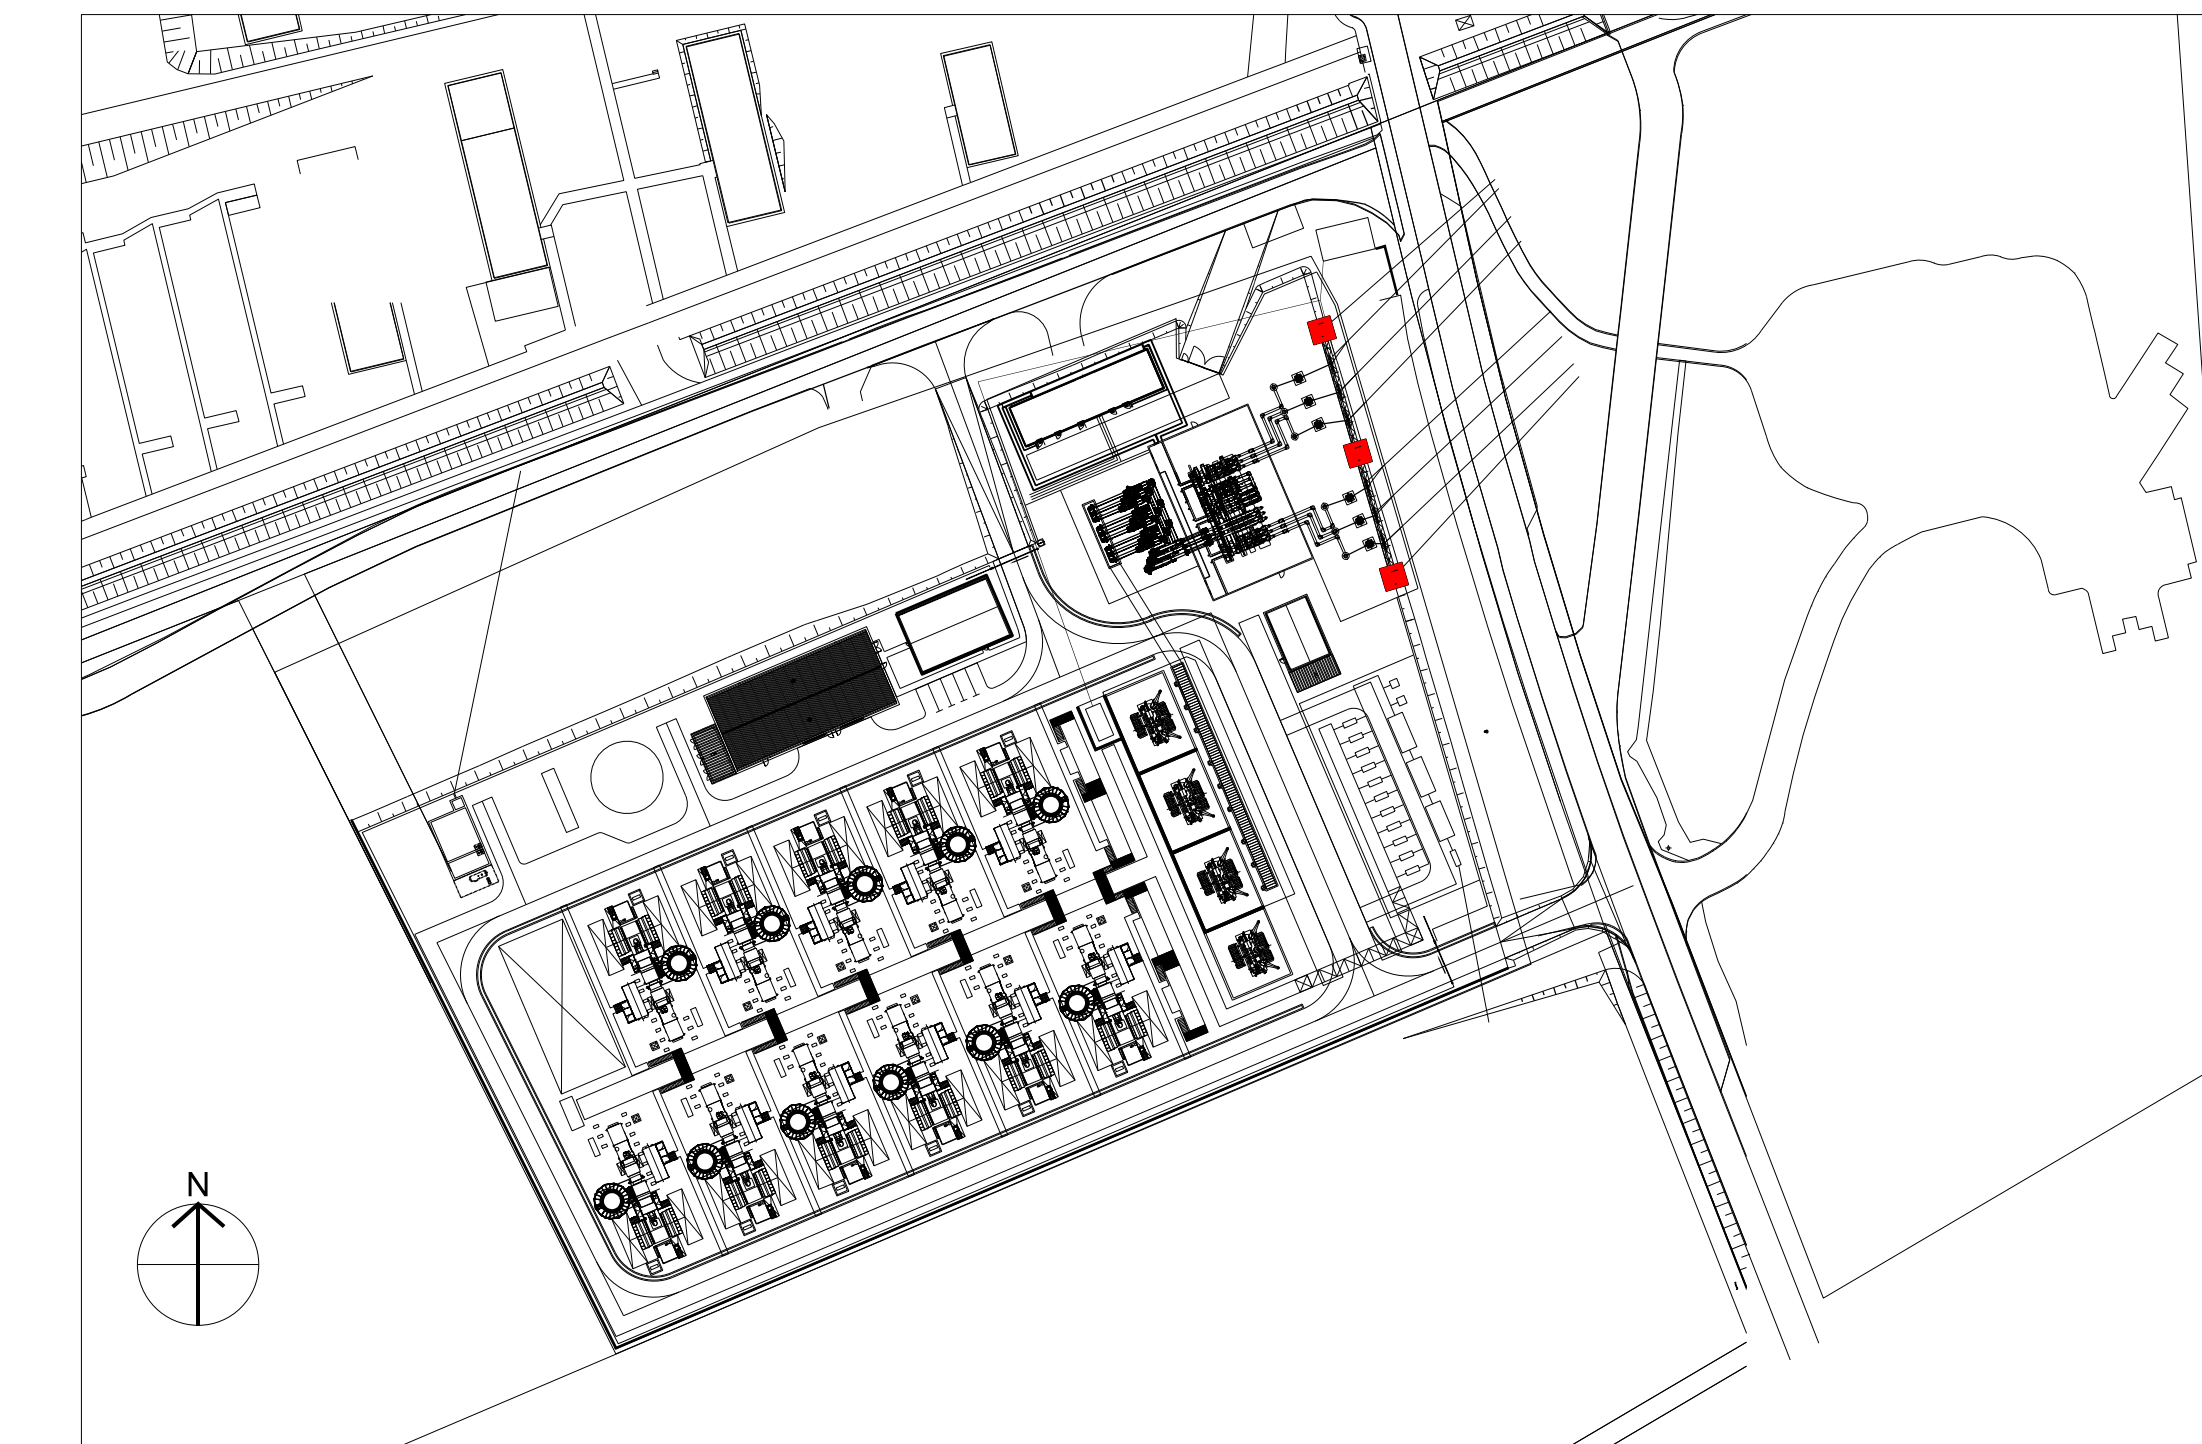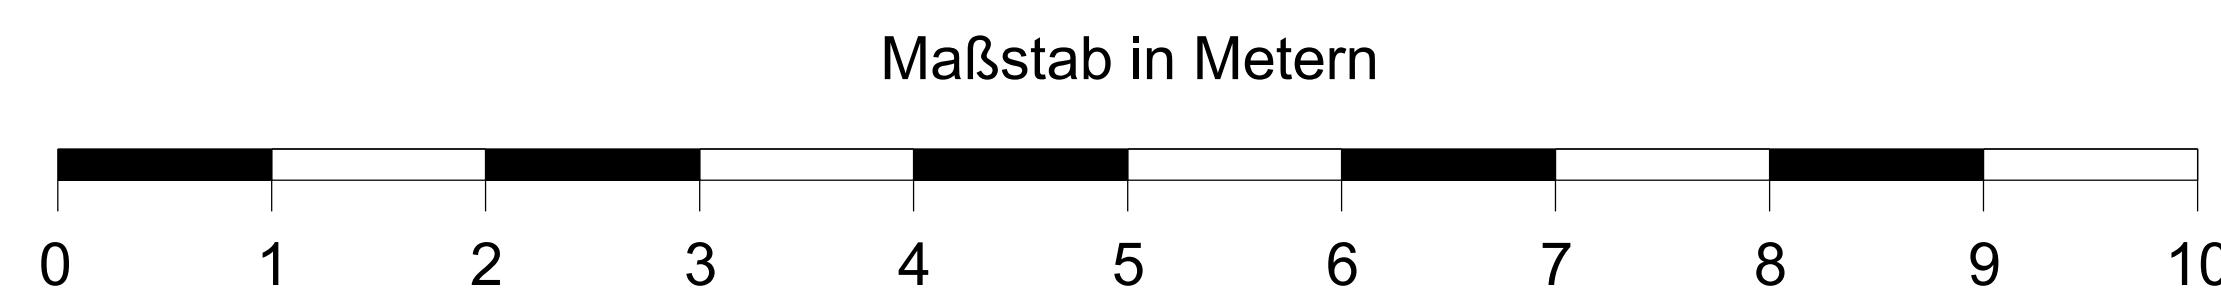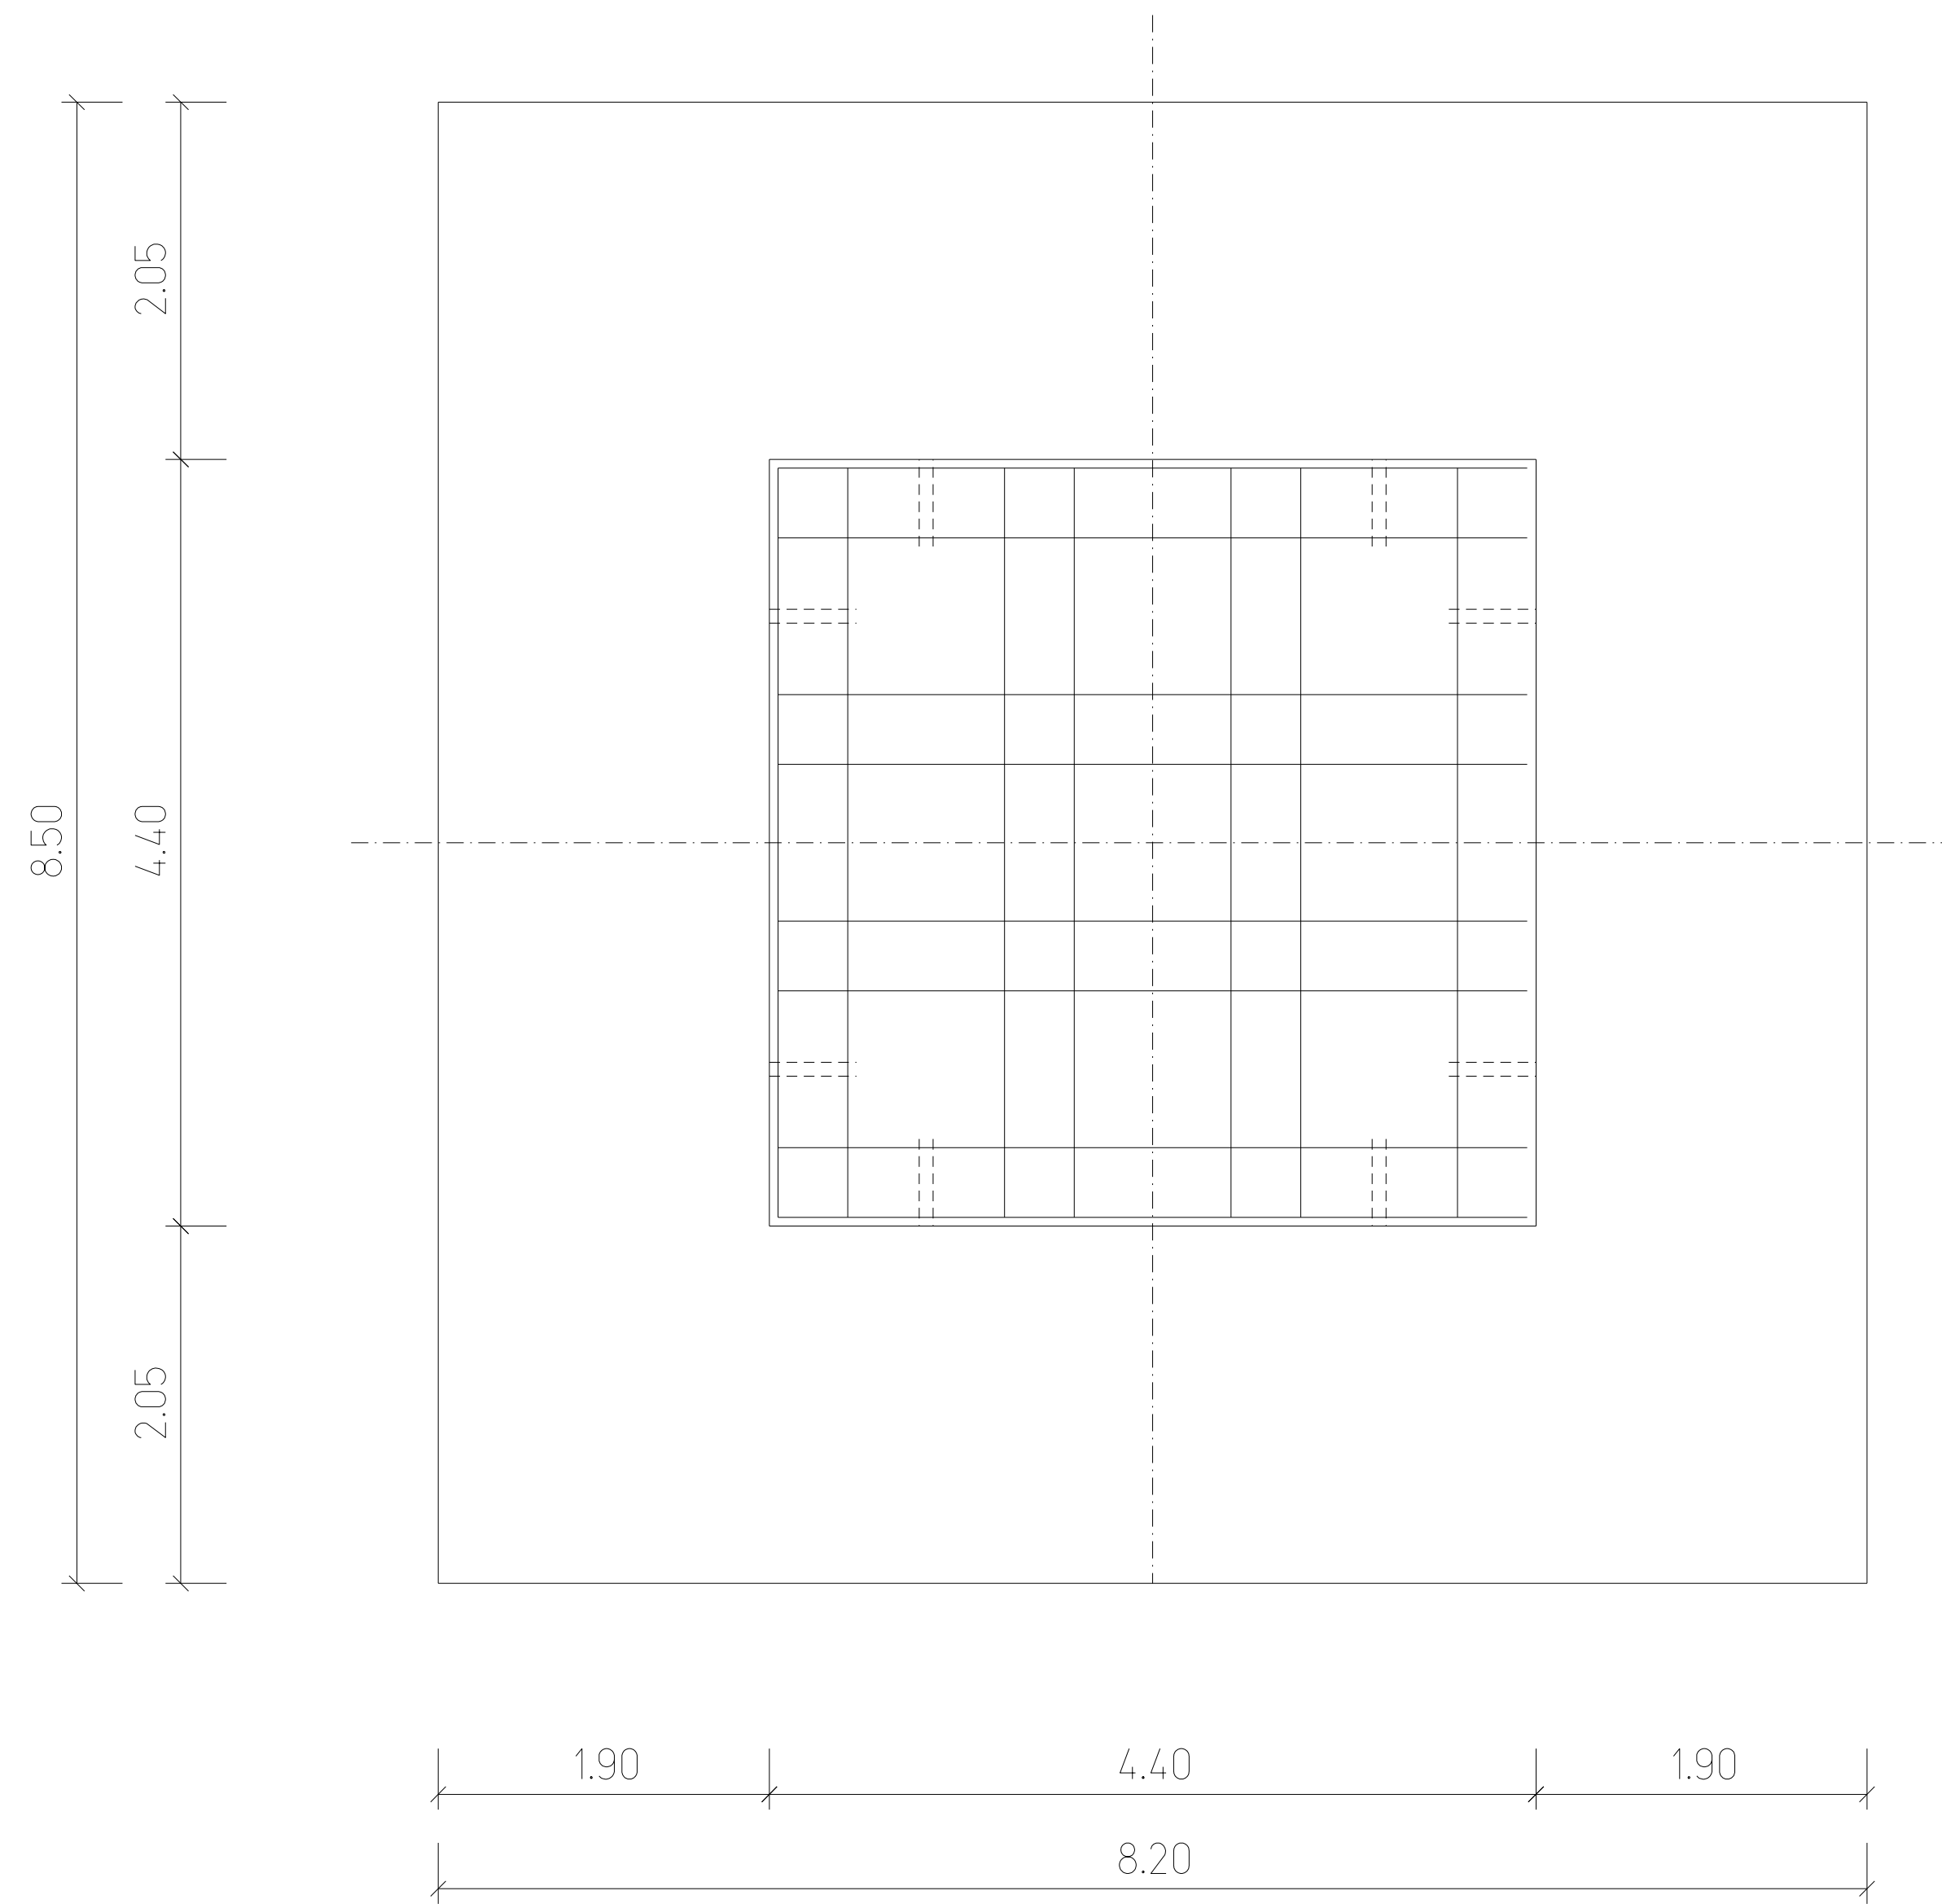

Weitere Angaben sind im Dokument
02892SPIES-MPD0109000
in der Masttabelle Bl. 4590 zu finden.

SPiE	Planersteller SPIE SAG GmbH SAB Oberhausen <small>Duisburger Strasse 375 46049 Oberhausen</small>		Planersteller- Z-Nr.	
	Index C	Index- Datum 28.01.20		
RWE	RWE Generation SE			Huysenallee 2 , 45128 Essen
		Datum	Name	Benennung
	bearb.:	28.01.20	Göbel	Anlage 6.6
	gepr.:			Gasturbinenkraftwerk Biblis Regelfundament-Leitungsansprungsportal Prinzipzeichnung
freigeg.:				
Zeichnungsnummer 02892SPIES-CLB0209001				
Maßstab 1:100	Format A3	Stückl.-Nr.: Ers.f.:	Aufstellungsort (+) Datei-Name: 02892SPIES-CLB0209001.dgn	
Leistungseinheit 02892	Kurzzeichen: SPIES	KKS-Funktion -	Aggregat DCC	Lfd.-Nr. 9001
			-CLB020	- C
VORLIEGENDE ZEICHNUNG IST URHEBERRECHTLICH GESCHÜTZT JEDE VERVIELFÄLTIGUNG, AUCH VON AUSSCHNITTEN IST VERBOTEN!				

Index	Datum	Bearbeitet	Geprüft	Freigegeben	Änderungsvermerk
C	28.01.20	T. Göbel			"Anlage 6.6" im Schriftkopf abgeändert
B	26.09.19	T. Göbel			"Anlage 6.7" im Schriftkopf eingefügt