


Y 3475609.044  
X 5605659.613

Y 3476154.857  
X 5605702.569

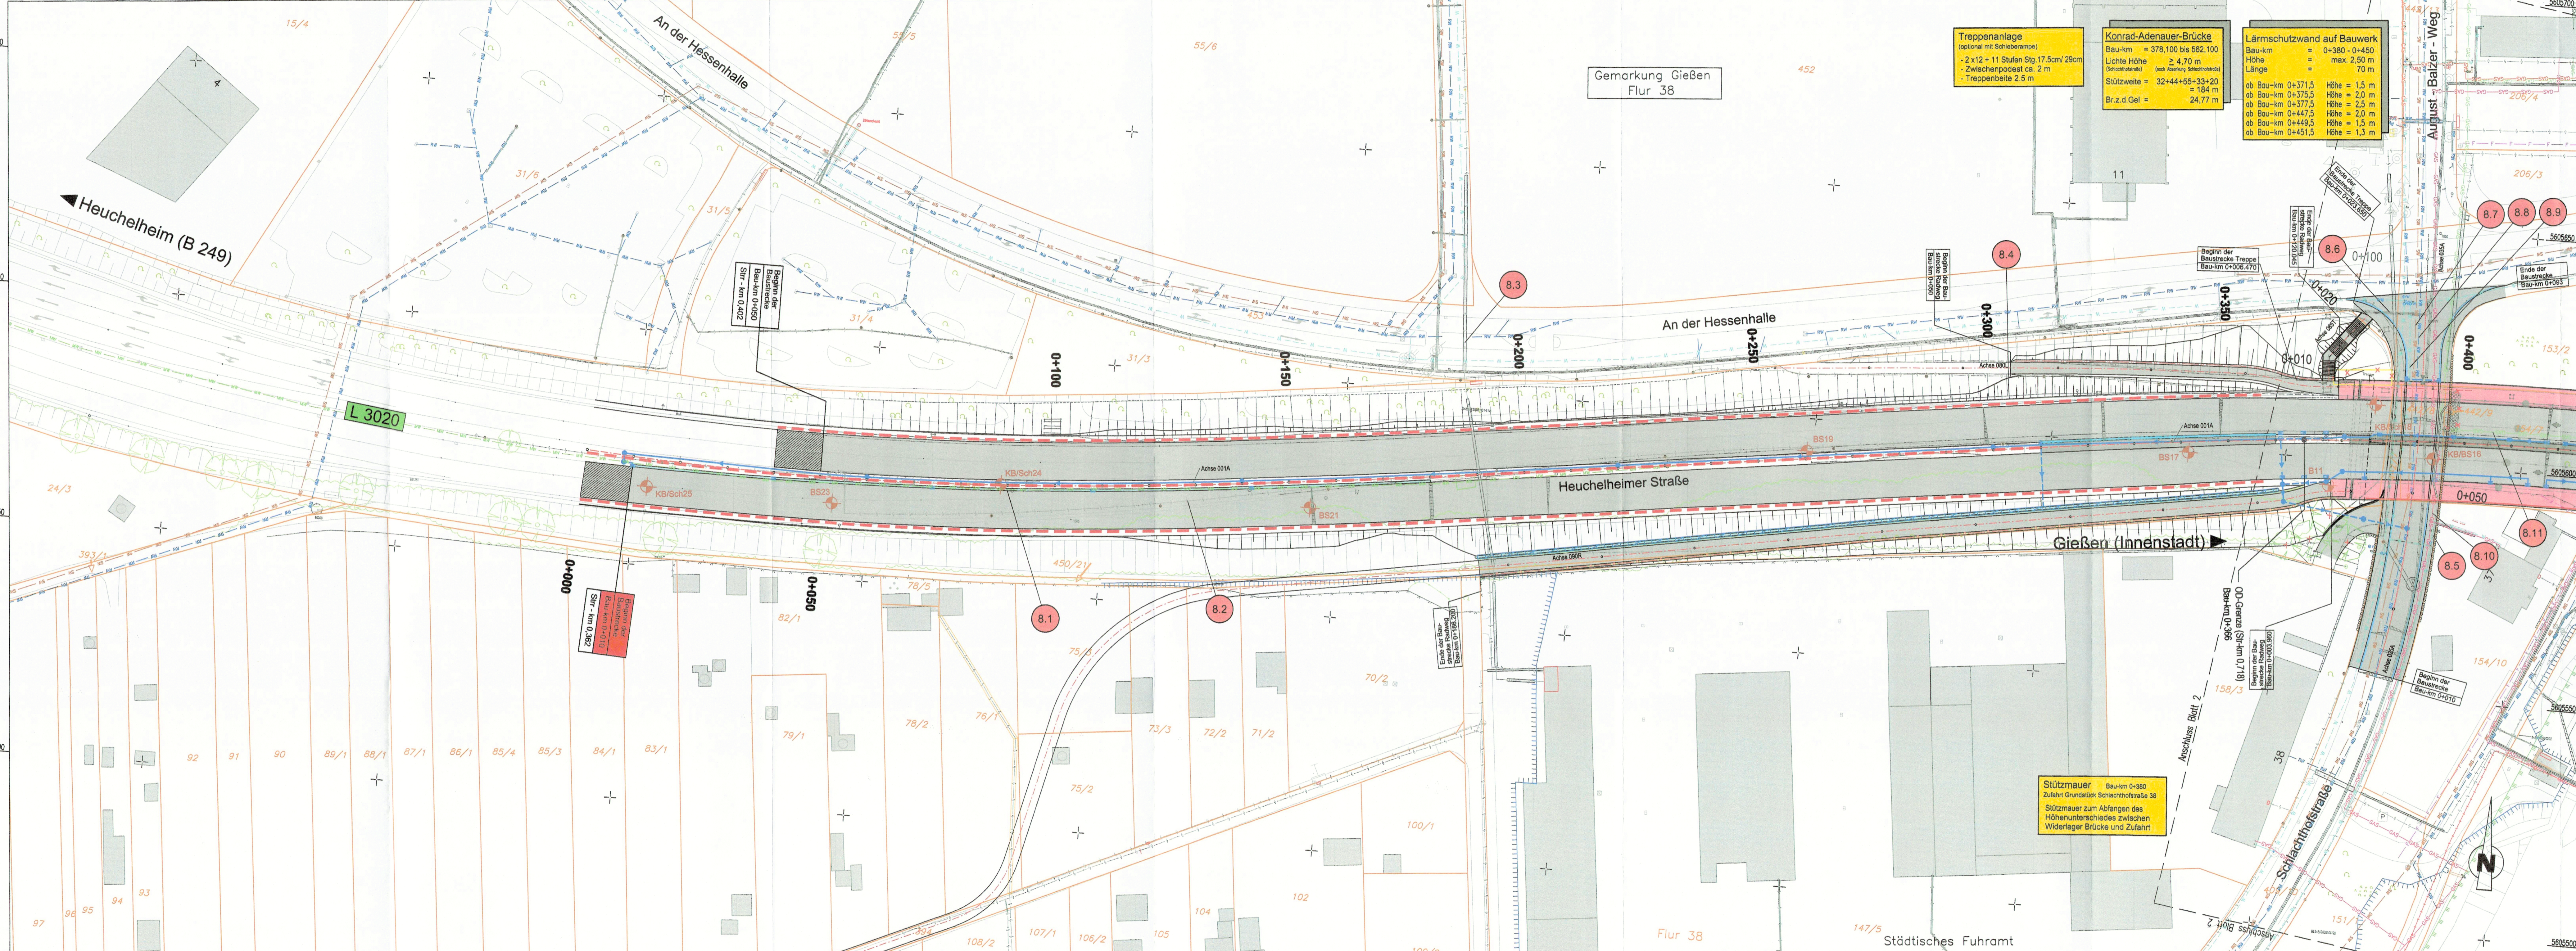

Y 3475625.128  
X 5605455.245

Y 3476170.941  
X 5605498.201

### Zeichenerklärung

- |  |                                                                    |  |                                    |
|--|--------------------------------------------------------------------|--|------------------------------------|
|  | Fahrbahn                                                           |  | best. Stromleitung                 |
|  | Sicherheitsstreifen                                                |  | best. Fernmeldekabel               |
|  | Gehweg                                                             |  | best. Mischwasserkanal             |
|  | Radweg                                                             |  | best. Regenwasserkanal             |
|  | Geh- und Radweg                                                    |  | best. Schmutzwasserkanal           |
|  | Kleinpflaster                                                      |  | best. Wasserleitung                |
|  | Angleichung an Bestand                                             |  | best. Gasleitung                   |
|  | Bauwerkskappe                                                      |  | Gasfermleitung Rührgas             |
|  | Geländemodellierung                                                |  | best. Fernwärmeleitung             |
|  | Rückbau                                                            |  | Katastergrenze                     |
|  | Retentionsraum                                                     |  | Querneigung                        |
|  | Landschaftsschutzgebiet                                            |  | Lärmschutzwand                     |
|  | Überschwemmungsgebiet der Lahn                                     |  | Schutzzeilrichtung nach RPS        |
|  | Bohrung B11                                                        |  | Palisaden                          |
|  | Entwässerungsrinne, 3-zellig                                       |  | Geländer                           |
|  | Entwässerungsrinne, 2-zellig                                       |  | Nr. im Regelungsverzeichnis        |
|  | Bord mit integrierter Längsleitung und seitlicher Einlaufschlitzen |  | Transportleitung                   |
|  | Schlitzrinne                                                       |  | Kontrollschacht                    |
|  | Rigolenversickerung                                                |  | Straßenablauf 300/500              |
|  |                                                                    |  | Einlaufkasten für Bordentwässerung |
|  |                                                                    |  | Kastenrinne                        |

Hinweise:  
Die Ver- und Entsorgungsleitungen wurden aus Bestandsplänen digitalisiert.  
Abweichungen sind möglich.

Hinweise:  
Die Nummern aus dem Regelungsverzeichnis für die Entwässerung sind in der Unterlage 8  
Lageplan der Entwässerung enthalten.

### FESTSTELLUNGSENTWURF

Nr.	Art der Änderung	Datum	Name

Entwurfsbearbeitung:	Projekt-Nr.: S 07 1031 A
<b>SRP</b> Schneider+Partner Ingenieur - Consult GmbH	Ruppenweg 24 96317 Kronach Am Mühlbach 1 97475 Zeil am Main
gezeichnet: Januar 2022	gezeichnet: Januar 2022
geprüft: 28.01.2022	geprüft: 28.01.2022
	ppA:

<b>Gießen</b> Der Magistrat Tiefbauamt	Unterlage Nr.: 5.2 Blatt Nr.: 1 Hessen ID: 20630
Erneuerung und Erweiterung der Konrad-Adenauer-Brücke und Grundhafte Erneuerung der L 3020 Heuchelheimer Straße/Gabelsbergerstraße	bearbeitet gezeichnet geprüft
Aufgestellt: Gießen, den 15.02.2022 TIEFBAUAMT-66; I.A. Gaidies (Abt.-Leiter Straßenbau)	Lageplan Leitungsbestand mit Entwässerung Maßstab: 1:500 Bau-km 0+000 bis 0+420 Gießen, den 15.02.2022 TIEFBAUAMT-66; I.A. Plavizza (Architekt)
Gießen, den 15.02.2022 I.A. Weigel-Grellich (Stadträtin)	

© 2022 SRP Schneider+Partner Ingenieur - Consult GmbH