


**Zeichnungsverfasser:**  
**ARGUS**  
 Generalplaner:  
**ZPP**  
 ZPP Ingenieurbüro AG  
 Berliner Straße 20  
 20095 Hamburg  
 Tel: +49 430 334 3330  
 Fax: +49 430 334 3330  
 info@zpp.de www.zpp.de

Projekt Nr. 26-3-2169 / -  
 Name: TA  
 Datum: 21.02.2019  
 bearb.: SBo  
 21.02.2019  
 gez.: TA  
 21.02.2019  
 Stand: 21.02.2019  
 Maßstab: 1:250  
 Blattgröße: 460mm x 1350

**Legende Leitungen**  
 vorhanden: gepulst, sonstiges, aufzuheben  
 vorhanden: unerdreich, sonstiges, aufzuheben  
 Stromnetz Hamburg (ehem. Vattenfall Europe Hamburg)  
 Hamburger Wasserwerke  
 Deutsche Telekom AG / Kabel Deutschland / Vodafone  
 Vattenfall Fernwärme  
 Vattenfall Fernwärme  
 Colt Telecom  
 Dataport  
 euNetworks, ehem. Global Voice AG  
 Verizon, ehem. MCI WorldCom  
 mti-seleport, GLH Aufanggesellschaft für Telekommunikation mbH  
 1&1 versatel Deutschland GmbH  
 private Leitungsträger  
 Planung US

Die Leitungen sind nach Angaben der angeschriebenen Versorgungsträger eingetragen. Sollten diese Angaben falsch sein bzw. den Gegebenheiten nicht entsprechen, so haben die Leitungsgesellschaften auch die daraus resultierenden Folgekosten zu tragen! Dieser Plan wird bei Änderungen nicht angepasst. Schäden sind in den jeweiligen Trassen zu realisieren. Die genaue Lage und Überdeckung der vorhandenen Leitungen sind vor Ort durch Aufgrabungen festzustellen. Sind Stromnetz HH Leitungsträger nicht dargestellt, können diese den Originalunterlagen entnommen werden. Die Leitungen der Colt Telecom liegen teilweise in den ehemaligen Gasrinnen von Hamburg/Net.

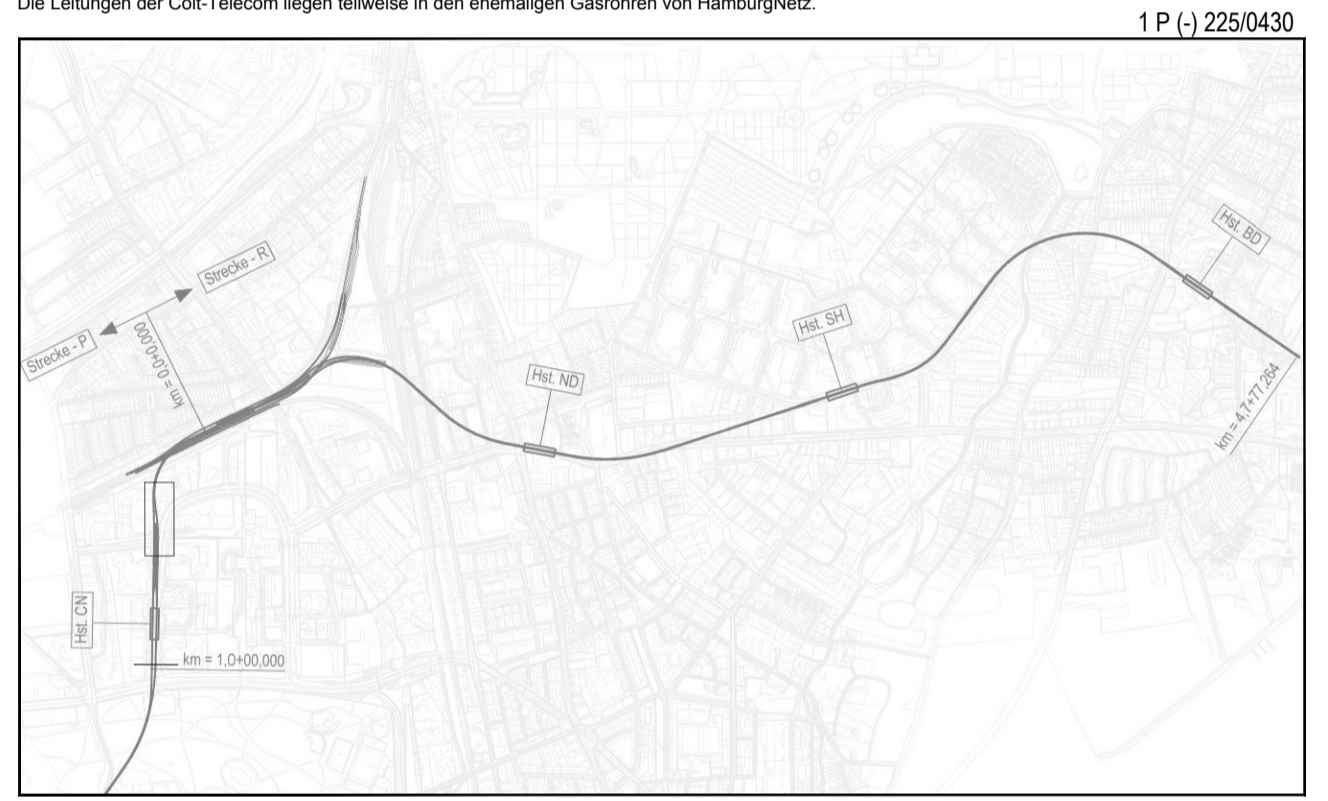

Genehmigungsplanung Lageplan M 1:29000

Anlage: 10.01.03  
 1P (-) 225/0430

Planungsgrundlage: ALKIS Karte LS320  
 Vermessung, Stand November 2018  
 Endgültige Verkehrsplanung, LS66, Stand August 2018

Höhensystem: HS 160; Höhen über NHN  
 Koordinatensystem: ETRS89-GK/LS320

Index	Index	Index	Index

Änderungen Zeichnungsinhalt geändert am Name

**HOCHBAHN**  
 Steinstraße 20 20095 Hamburg Tel. 3288-0

Genehmigungsplanung U5 Ost  
 City Nord - Bramfeld

Bauwerksunterlagen  
 Haltestelle City Nord (CN)  
 Leitungstrassenplanung  
 Provisorium Blatt 3

km 0,1+29.193 - km 0,9+88.092

Dokument-Nr.: 1P (-) 225/0430  
 EDM-Nr.: 233211  
 Ursprung:  
 Ersatz für:  
 Ersetzt durch:  
 Extern Nr.: 2016096-08-003-LPH4-CN  
 Extern Name: ARGUS

Maßstab	Datum	Name
1:250		TU-P 21
	Bearbeitet: 21.02.2019	TA
	Erstellt: 21.02.2019	SBo
	Freigegeben:	
	Ungültig:	

Abteilung: Fachbereich: Geprüft: Datum: