


Zeichnungsverfasser:
ARGUS
 Projekt Nr. 26-3-2169 / -

Name	Datum
bearb. TA	21.02.2019
gez. SBo	21.02.2019
gepr. TA	21.02.2019

Generalplaner:
ZPP
 ZPP Ingenieure AG
 Beratende Ingenieure
 Heideckstr. 11
 20095 Hamburg
 Tel. +49 40 334 73 37-0
 Fax +49 40 334 73 37-1000
 info@zpp.de / www.zpp.de

Stand: 21.02.2019
 Maßstab: 1:250 Blattgröße: 460 x 1350mm

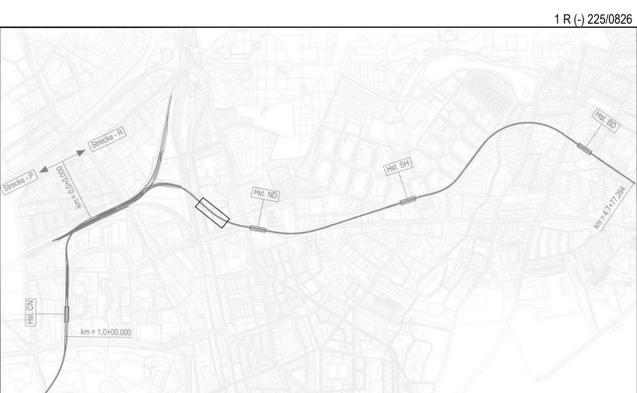

Genehmigungsplanung Lageplan M 1:29000

Anlage: 10.01.19

Planungsgrundlage:	ALKIS Karte LS320 Vermessung, Stand November 2018 Endgültige Verkehrsplanung, Büro Argus, Stand November 2018
Höhensystem:	HS 160; Höhen über NNH
Koordinatensystem:	ETRS89-GK/LS320
Index	
Index	
Index	
Index	

Legende Leitungen

vorhanden	geplant	aufzuheben	
			Stromnetz Hamburg (ehem. Vattenfall Europe Hamburg)
			Hamburg Netz
			Hamburger Wasserwerke
			Hamburger Wasserwerke Kabeltrasse BW5
			Deutsche Telekom AG / Kabel Deutschland / Vodafone
			Vattenfall Fernwärme
			Dataport
			wilhelm.tel / willy.tel
			Global Connect / ServTEC
			1&1 versatel Deutschland GmbH
			servTEC (Hamburg Wasser) / Global Connect
			Regen-, Schmutz- und Mischwasserseile
			Schnitt durch Stromnetz HH-Leitungen
			Planung U5

Die Leitungen sind nach Angaben der angeschriebenen Versorgungsträger eingetragen. Sollten diese Angaben falsch sein bzw. den Gegebenheiten nicht entsprechen, so haben die Leitungsgesellschaften auch die daraus resultierenden Folgekosten zu tragen! Dieser Plot wird bei Änderung nicht eingezogen. Schächte sind in den jeweiligen Trassen zu realisieren. Die genaue Lage und Überdeckung der vorhandenen Leitungen sind vor Ort durch Aufgrabungen festzustellen. Sind Stromnetz HH-Leitungsschnitte nicht dargestellt, können diese den Originalunterlagen entnommen werden. Die Leitungen der CoK-Telecom liegen teilweise in den ehemaligen Gasrohren von HamburgNetz.

Schnitte durch bestehende Stromnetz HH - Trassen:

313 - 314	321 - 322	323 - 324
Trossentiefe 0,6	Trossentiefe 0,6, 1,0	Trossentiefe 0,6, 0,8, 1,0
325 - 326	327 - 328	
Trossentiefe 1,3	Trossentiefe 0,6, 0,8, 1,1	

HOCHBAHN
 Steinstraße 20 20095 Hamburg Tel. 3288-0

Genehmigungsplanung U5 Ost City Nord - Bramfeld
 Bauwerksunterlagen
 Notausgang Rübenkamp R (019)
 Lageplan
 Leitungstrassenpläne Notausgang Rübenkamp, Endzustand
 km 0,9+76,122 - km 0,9+86,342

Dokument-Nr.: 1 R (-) 225/0826
 EDM-Nr.: 233326
 Ursprung:
 Ersetzt für:
 Ersetzt durch:
 Extern Nr.: 2016096-08-072-LPH4-NA RK
 Extern Name: ARGUS

Maßstab: 1:250
TU-P 21

Bearbeitet	Datum	Name
	21.02.2019	Aden
	21.02.2019	Bogenschneider

Abteilung: Fachbereich: Geprüft: Datum: