

Zeichnungsverfasser:
ARGUS
Planungs- und Entwurfsbüro für
 Verkehrsplanung, Stadt- und Landschaftsplanung

Generalplaner:
ZPP
GERMAN ENGINEERING


ZPP Ingenieure AG
Beratende Ingenieure
 Niederlassung Hamburg
 Kleine Reichenstraße 1
 20457 Hamburg
 Tel. +49 40 334 75 3740
 Fax +49 40 334 75 310000
 info@zpp.de / www.zpp.de

Projekt Nr. 26-3-2169 / -

Name	Datum
bearb. TA	21.02.2019
gez. SBo	21.02.2019
gepr. TA	21.02.2019

Stand: 21.02.2019

Maßstab: 1:250 Blattgröße: 460 x 1350mm

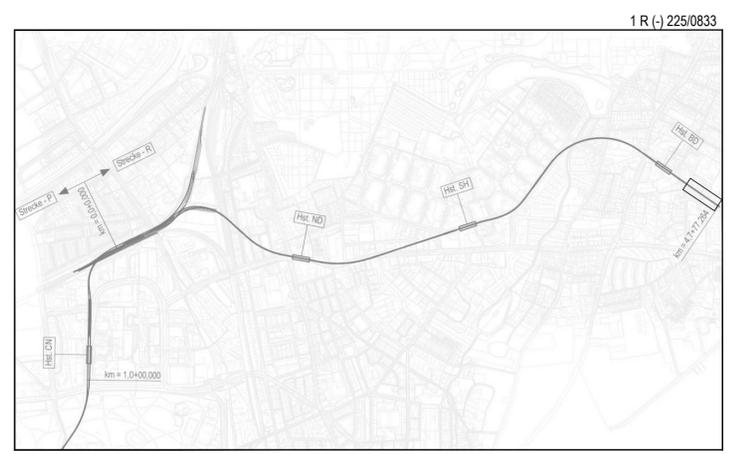

Genehmigungsplanung Lageplan M 1:29000

Anlage: 10.01.26

Planungsgrundlage: ALKIS Karte LS320
 Vermessung, Stand November 2018
 Endgültige Verkehrsplanung; Büro Argus; Stand November 2018

Höhensystem: HS 160; Höhen über NHN	Koordinatensystem: ETRS89-GK/LS320
Index	
Index	
Index	
Index	

HOCHBAHN
 Steinstraße 20 20095 Hamburg Tel. 3288-0

Genehmigungsplanung U5 Ost
City Nord - Bramfeld

Bauwerksunterlagen
 Notausgang Heukoppel/Zielschacht R (033)
 Lageplan
 Leitungsstrassenpläne Notausgang Heukoppel/Zielschacht,
 Provisorium
 km 4,7+36,664 - km 4,7+77,264


Dokument-Nr.: 1 R (-) 225/0833
 EDM-NR.: 2333334
 Ursprung:
 Ersatz für:
 Ersetzt durch:
 Extern Nr.: 2016096-08-083-LPH4-NA ZS
 Extern Name: ARGUS

Maßstab	Datum	Name
1:250	21.02.2019	Aden
	21.02.2019	Bogenschnieder

Abteilung: Fachbereich: Geprüft: Datum:

- 50.901 HSE KM 4,7+56 bis 4,7+56
- 50.902 HSE KM 4,7+56 bis 4,7+58
- 50.903 HSE KM 4,7+46 bis 4,7+75
- 50.904 HSE KM 4,7+46 bis 4,7+75
- 50.905 HSE KM 4,7+67 bis 4,7+68
- 50.906 HSE KM 4,7+69 bis 4,7+71
- 57.901 Willy.tel KM 4,7+56 bis 4,7+85
- 53.901 Gasnetz Hamburg KM 4,7+59 bis 4,7+85
- 51.902 HSE KM 4,7+57 bis 4,7+85
- 50.909 HSE KM 4,7+75 bis 4,7+82
- 50.910 HSE KM 4,7+75 bis 4,7+83
- 50.911 HSE KM 4,7+75 bis 4,7+77
- 50.912 HSE KM 4,7+73 bis 4,7+77
- 50.913 HSE KM 4,7+72 bis 4,7+77

HSE Siel DN 250 b= 1,10 m
 HSE Siel DN 900 b= 1,95 m
 Multitrasse b= 0,60 m
 GNH
 willy.tel
 DTAG
 SNH
 HWW

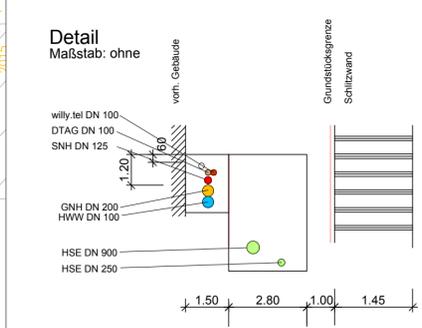

Legende Leitungen

vorhanden unterirdisch	geplant	aufzuheben	
			Stromnetz Hamburg (ehem. Vattenfall Europe Hamburg)
			Gasnetz Hamburg
			Hamburger Wasserwerke
			Deutsche Telekom AG / Kabel Deutschland / Vodafone
			willy.tel / willy.tel
			Regen-, Schutz- und Mischwassersiele
			Schnitt durch Stromnetz HH-Leitungen
			Planung U5

Die Leitungen sind nach Angaben der angeschriebenen Versorgungsträger eingetragen. Sollten diese Angaben falsch sein bzw. den Gegebenheiten nicht entsprechen, so haben die Leitungsgesellschaften auch die daraus resultierenden Folgekosten zu tragen!
 Dieser Plot wird bei Änderung nicht eingezogen. Schächte sind in den jeweiligen Trassen zu realisieren.
 Die genaue Lage und Überdeckung der vorhandenen Leitungen sind vor Ort durch Aufgrabungen festzustellen.
 Sind Stromnetz HH-Leitungsschnitte nicht dargestellt, können diese den Originalunterlagen entnommen werden.
 Die Leitungen der Colt-Telecom liegen teilweise in den ehemaligen Gasrohren von HamburgNetz.

Schnitte durch bestehende Stromnetz HH - Trassen:

921 - 922	923 - 924	925 - 926	927 - 928	929 - 930 unvollst.	931 - 932
Trassenkürz. G.A. 1.0	Trassenkürz. G.A. 1.0	Trassenkürz. G.A. 1.0	Trassenkürz. G.A. 1.0	Trassenkürz. 1.0	Trassenkürz. 1.0