


**Lageplan**  
1:100

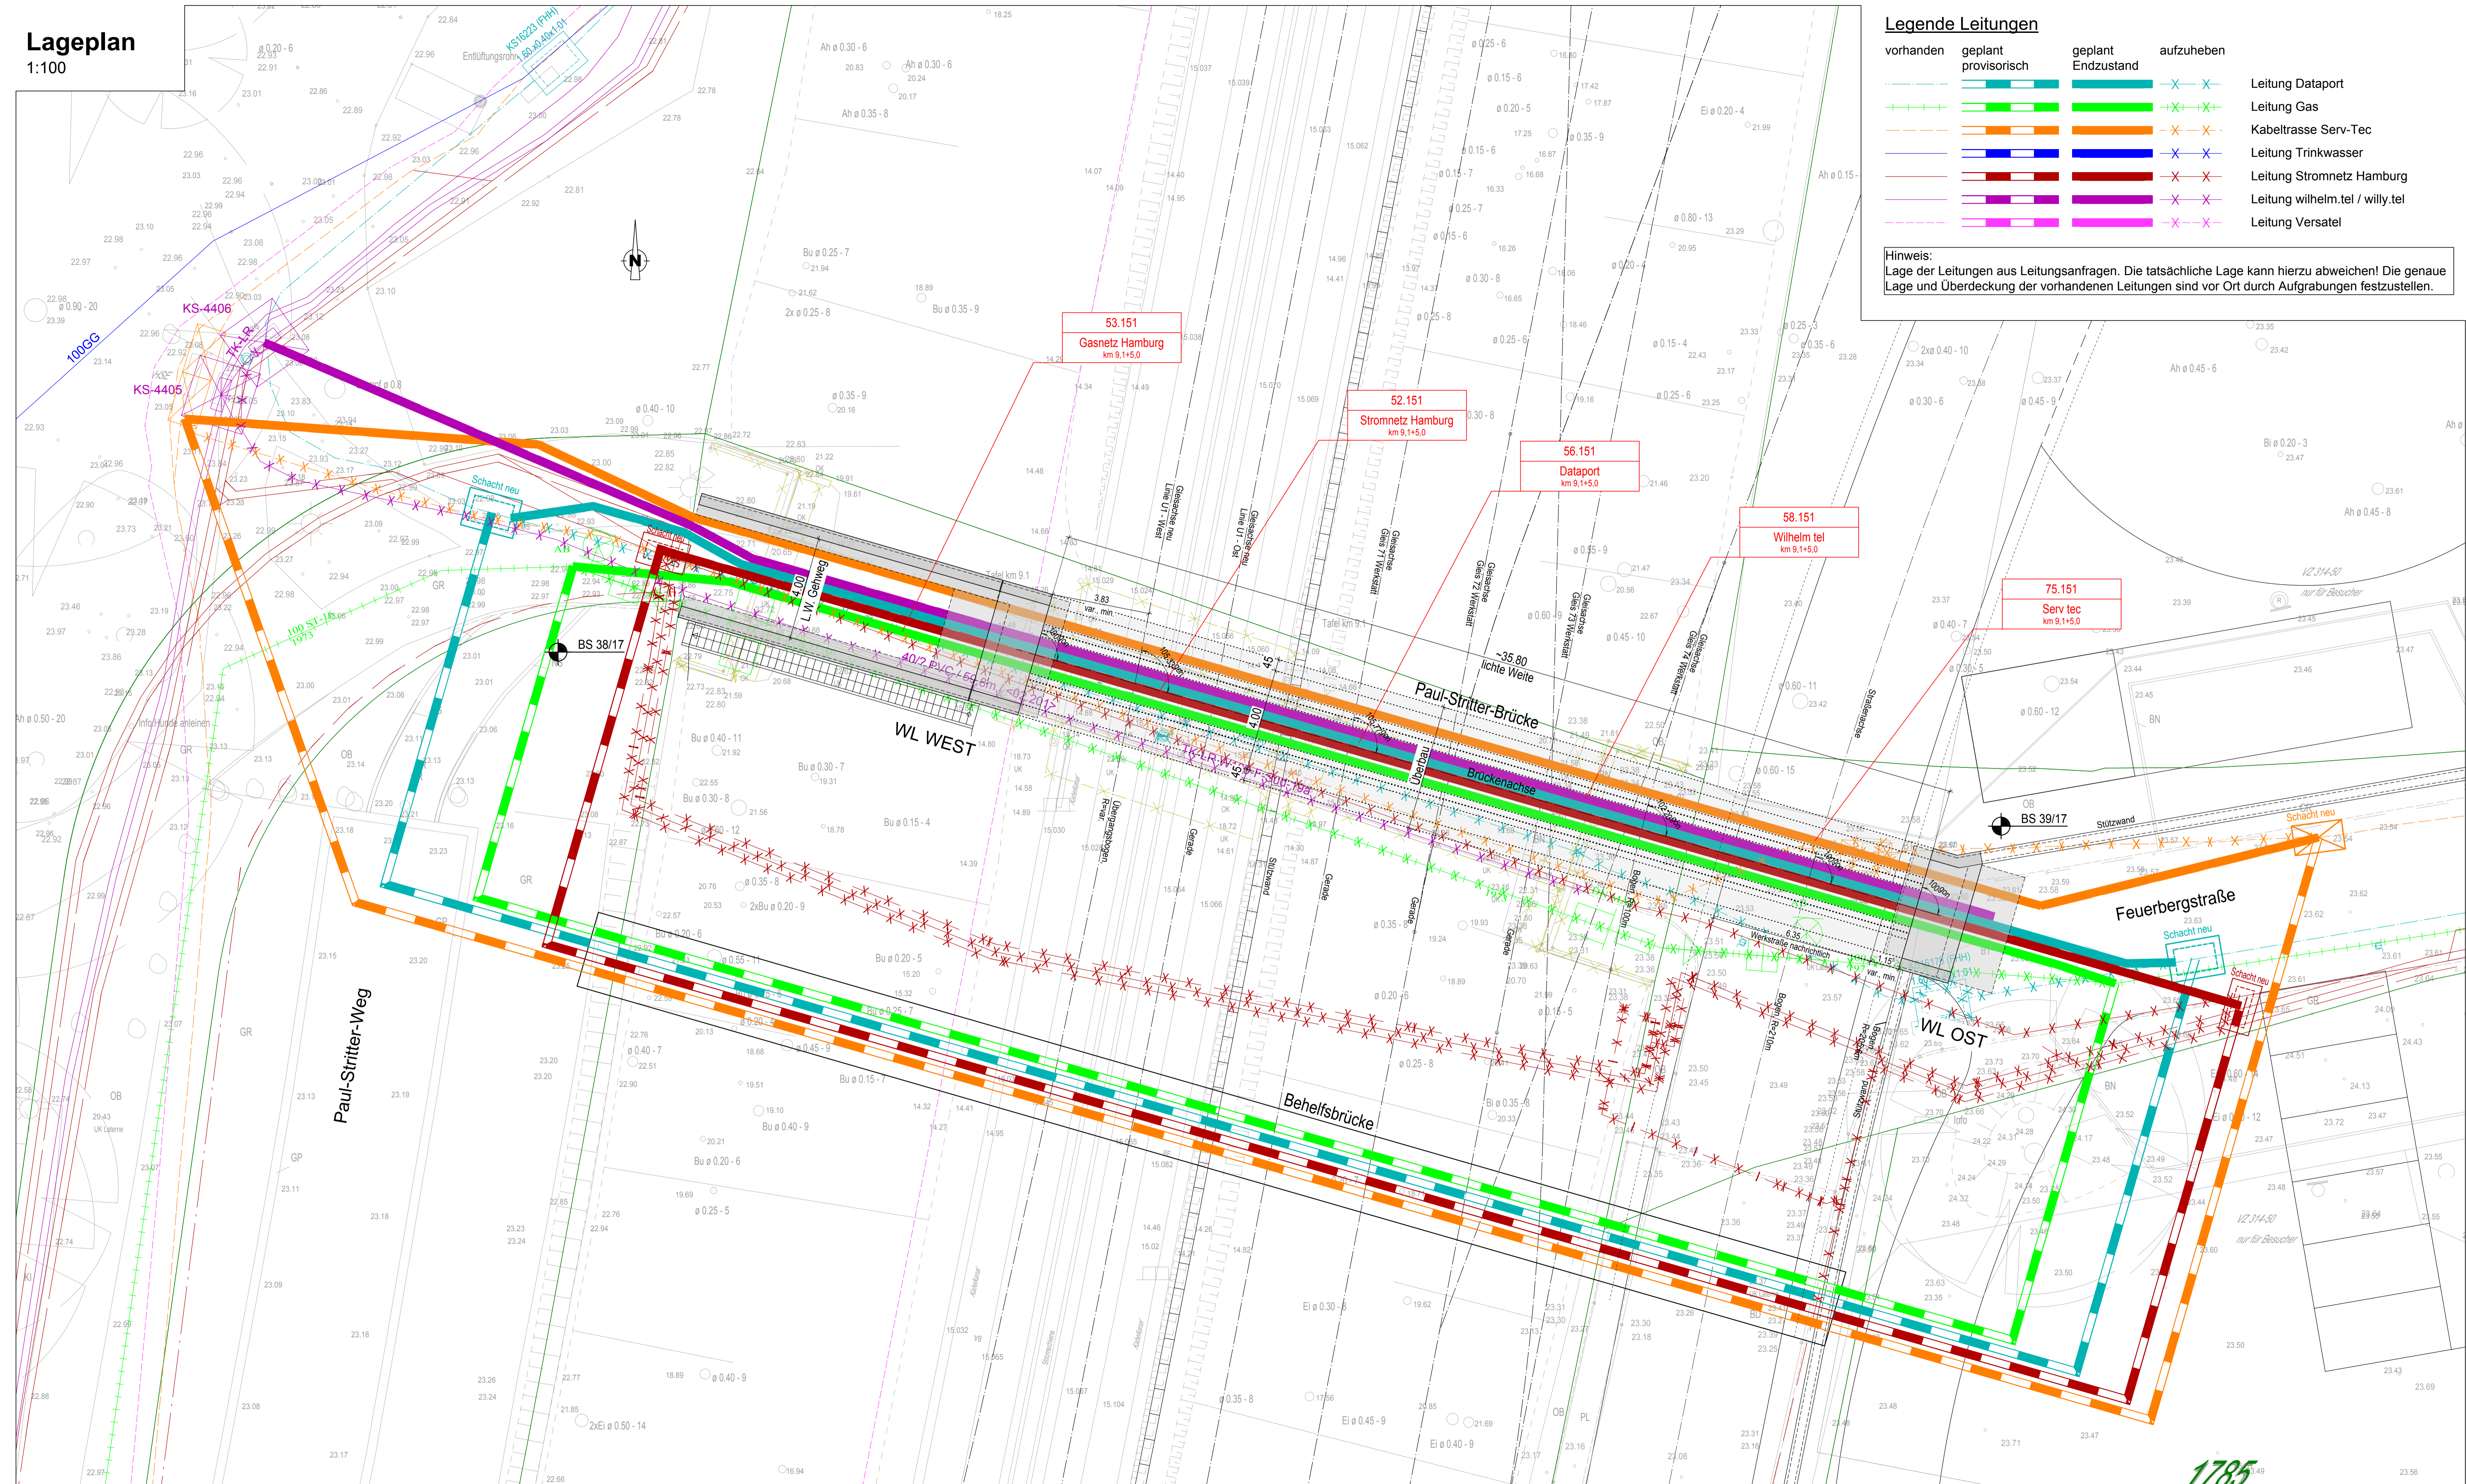

**Legende Leitungen**

vorhanden	geplant provisorisch	geplant Endzustand	aufzuheben	
				Leitung Dataport
				Leitung Gas
				Kabeltrasse Serv-Tec
				Leitung Trinkwasser
				Leitung Stromnetz Hamburg
				Leitung wilhelm.tel / willy.tel
				Leitung Versatel

**Hinweis:**  
Lage der Leitungen aus Leitungsanfragen. Die tatsächliche Lage kann hierzu abweichen! Die genaue Lage und Überdeckung der vorhandenen Leitungen sind vor Ort durch Aufgrabungen festzustellen.

Zeichnungsverfasser:


INGENIEURBÜRO DR. BINNEWIES  
INGENIEURGESELLSCHAFT MBH  
DAMMFORSTSTRASSE 25 · 20254 HAMBURG  
TEL. 0411 41 52 00 · FAX 0411 41 52 09 · WWW.DR-BINNEWIES.DE

Projekt Nr. 18-1407	
Name	Datum
bearb. Wortmeier	27.02.2019
gez. Bartels	27.02.2019
Stand: 27.02.2019	
Maßstab: 1:100	Blaßgröße: 1189x594

M 1:100

**Legende allgemein**

- Bestandsvermessung
- Flurstücksgrenzen (aus Bestandsvermessung)
- Abbruch
- Neubau

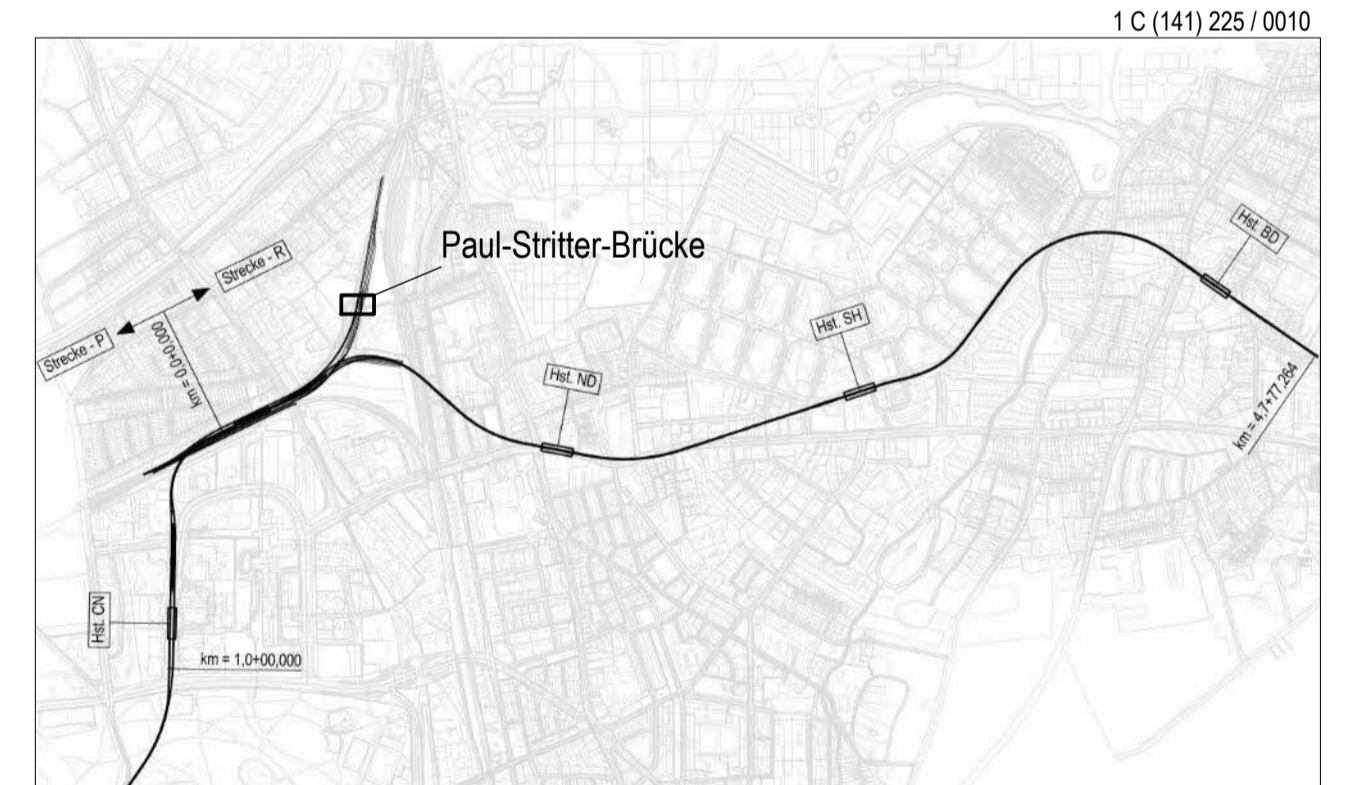

**Genehmigungsplanung** Lageplan M 1:29000

Anlage: 10.02.01

Planungsgrundlage: ALKIS Karte LS230  
Vermessung: Stand November 2018  
Eidgültige Verkehrsplanung: Büro Argus, Stand November 2018

Höhensystem: HS 160; Höhen über NHN    Koordinatensystem: ETRS89-GK/LS320

Index	
Index	
Index	

Änderungen Zeichnungsinhalt		geändert am	Name

**HOCHBAHN**  
Steinstraße 20    20095 Hamburg    Tel. 3288-0

**Genehmigungsplanung U5 Ost City Nord - Bramfeld**

Leitungstrassenplan  
U-Bahn Bauwerk C (141)  
Paul-Stritter-Brücke  
Lageplan

km 9,1+5,0 (U1-Gleis 1)

Dokument-Nr.: 1 C (141) 225 / 0010  
EDM-Nr.: 00226448  
Ursprung:  
Ersatz für:  
Ersatz durch:

Extern Nr.:  
Extern Name: Ing.-Büro Dr. Binnewies

Maßstab: 1:100	Datum: 27.02.2019	Name: Bartels
Bearbeitet:	Erstellt: 27.02.2019	Wortmeier
Freigegeben:	Umgültig:	

Ableitung:	Fachbereich:	Geprüft:	Datum:
------------	--------------	----------	--------