

# RHEINLAND-PFALZ

## Landkreis Bad Dürkheim

### Vg. Leiningerland

### Gem. Großkarlbach


Pos. 07/07a  
Einbau einer I-Kupplung  
in die Anschlussleitung  
Großkarlbach

Armaturengruppe  
gem. Creos-Standardzeichnung  
Pos.02.01.0100  
siehe Stationsplan Blatt 002

Pos. 07b  
Einbau jeweils einer  
I-Kupplung/flansch vor  
und innerhalb der Station

Pos. 15  
Kontrollmessung der Werks-  
und Nachumhüllung der  
Armaturengruppe (ISO-Test)

Weitere Wegenutzung  
siehe Übersichtsplan zur  
Bauglogistik

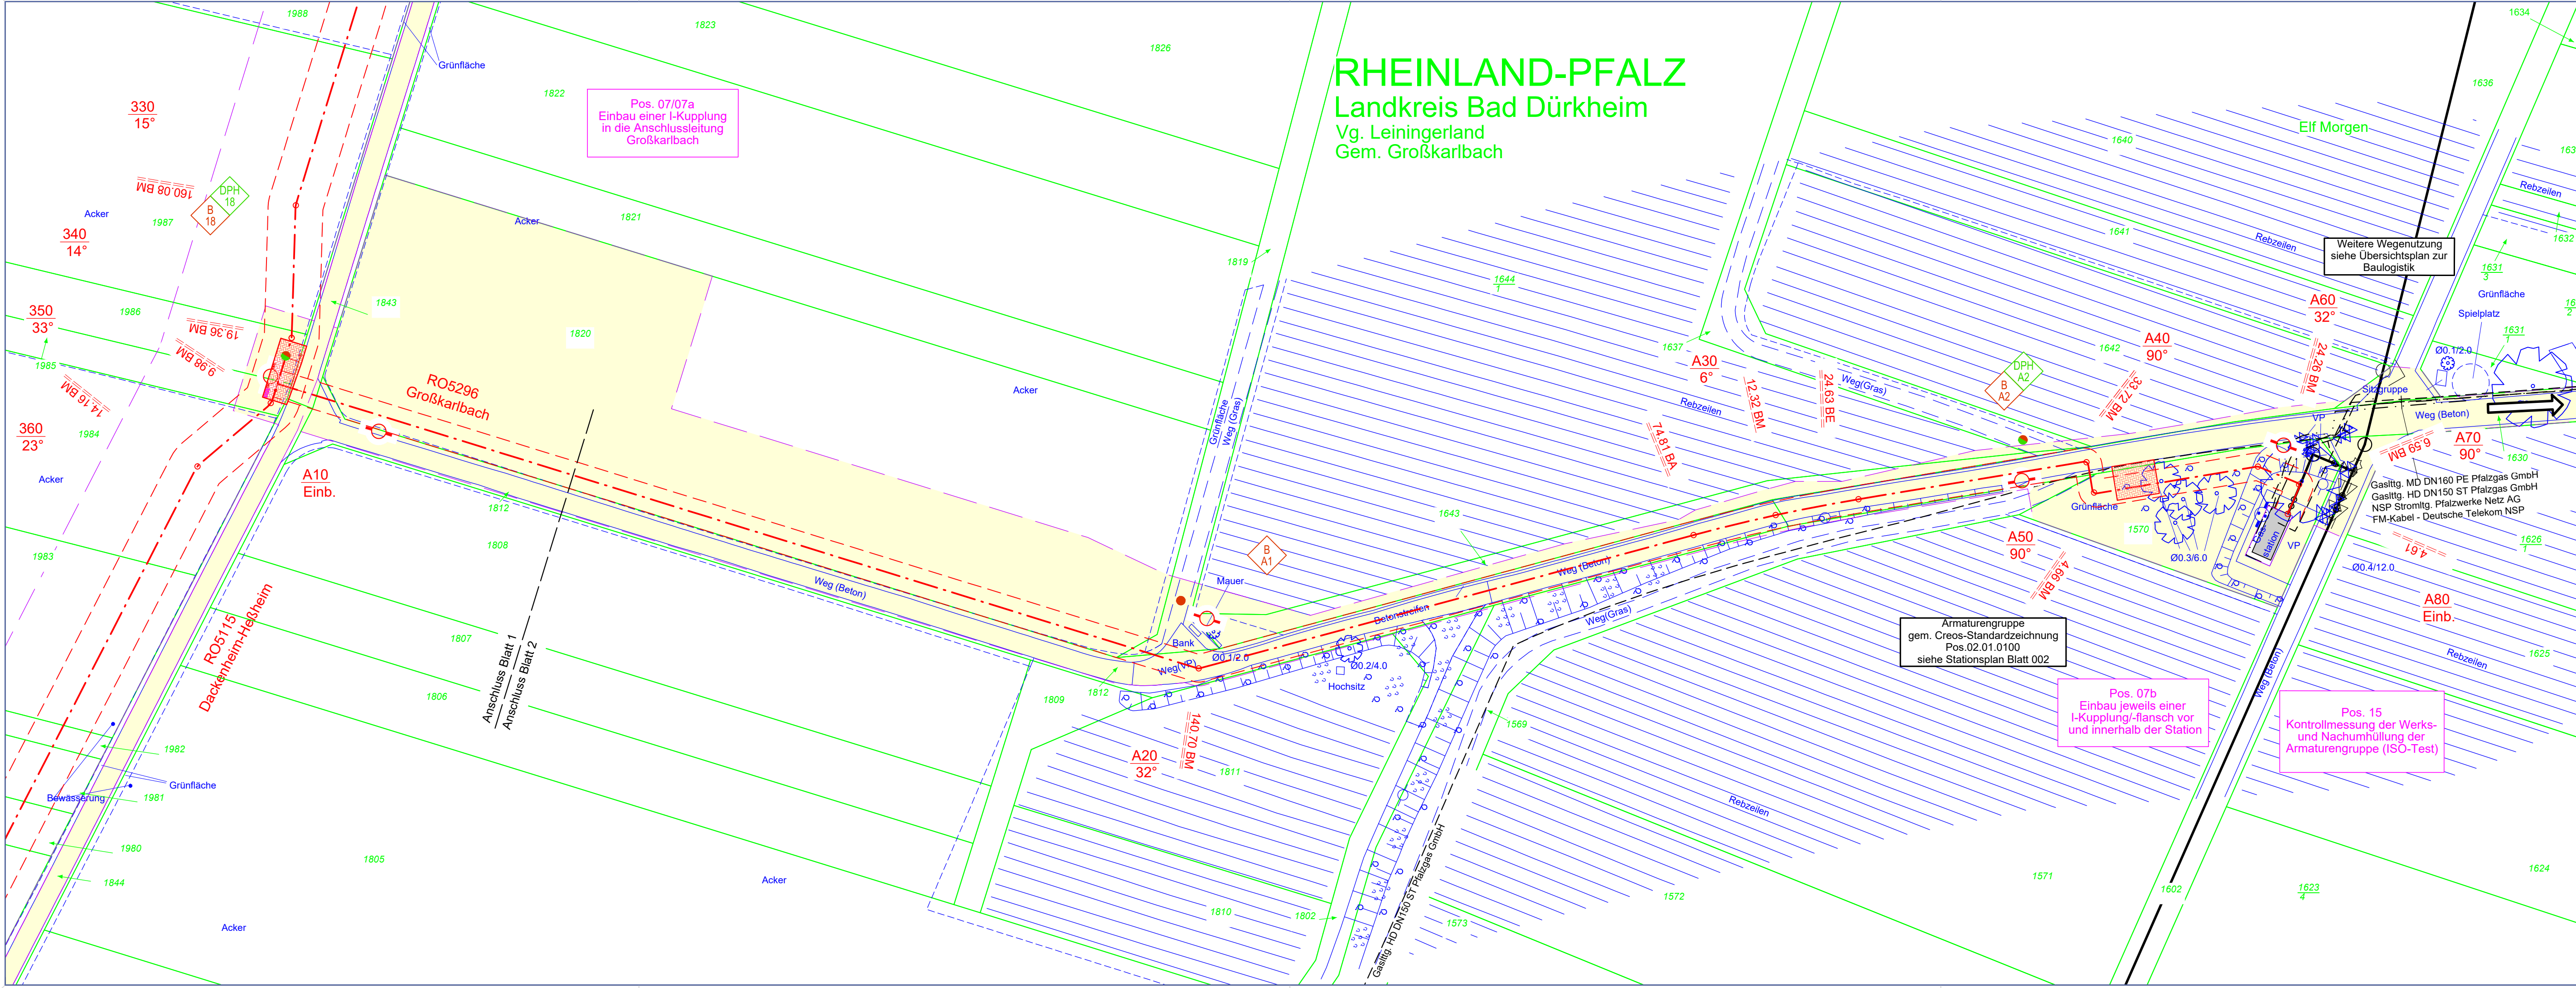

### Legende

**Planung**

- 4m --- 4m --- Grenze Schutzstreifen, geplant
- HD-Gasleitung, geplant
- Grenze Schutzstreifen, geplant
- Leitung im Mantelrohr, geplant
- Schilderpfahl / mit Dach
- Arbeitsstreifen, Lagerflächen, Baustellenzufahrt, zu schützender Einzelbaum
- KKS-Anlage

**Bestand**

- X --- HD-Gaslitg. in Betrieb
- HD-Gaslitg. stillgelegt
- Schilderpfahl / mit Dach

**Fremdanlagen**

- DN, Medium, Betreiber Rohrleitung
- xx, kV, Betreiber Kabel
- DN, Werkstoff Kanal / Kanaldeckel

**Grenzen**

- Flurstücksgrenze
- Flur
- Gemarkungsgrenze
- Gemeindegrenze
- Kreisgrenze

**Sonderflächen**

- Fremdanlagen / bereits umgesetzt
- Position der Rammkernbohrung (B)
- Position der schweren Rammsondierung (DPH)
- ◇ Rammkernbohrung nach DIN EN ISO 22475-1
- ◇ Schwere Rammsondierung nach DIN EN ISO 22476-2

**Hinweise für die Bauausführung**

Eintragung der Fremdanlagen ohne Gewähr für Richtigkeit und Vollständigkeit. Erkundung der genauen Lage bzw. örtliche Einweisung durch Betreiber der Fremdleitungen sind vom Auftragnehmer vorzunehmen bzw. zu veranlassen. Die Auflagen der Betreiber sind zu berücksichtigen. Alle nicht besonders bezeichneten horizontalen und vertikalen Knicke sind in elastischer Biegung oder mittels Schnittkrümmer auszuführen. Abstand zu kreuzenden Leitungen mind. 0,20 m. Bei der Bauausführung sind die Bestimmungen des Denkmalschutz- und pflegegesetzes vom 23.3.1978 (GVBl. 1978, Nr. 10, Seite 159) zu beachten. Danach ist jeder zugute kommende archäologische Fund unverzüglich zu melden, die Fundstelle soweit als möglich unverändert zu lassen und die Gegenstände sorgfältig gegen Verlust zu sichern.

Liegenschaftskataster: Datengrundlage Geobasisinformation der Vermessungs- und Katasterverwaltung Rheinland-Pfalz - ©GeoBasis-DE/LVermGeoRP2022  
Aktualität der Geobasisinformation: 12 / 2022  
Aufnahme der Topographie im Trassenbereich mittels Airborn-Laserscan im Zuge einer Befliegung am 12.03.2016 und örtliche Ergänzung durch terrestrische Vermessungen in 08 / 2019, 05/2021 und 11/2022.

**IBNI Ingenieurbüro Nickel GmbH**  
 Ingenieurbüro für Vermessung, Planung und graphisch-geometrische Datenverarbeitung, Abrechnung und Bauleitung

Sitz: Auf dem Limes 18  
 56598 Rheinbrühl  
 Tel.: +49 2635 / 24 71  
 Fax: +49 2635 / 42 55

**MUNSCH-VERMESSUNG GmbH**  
 Ingenieurbüro für Vermessung, Planung und graphisch-geometrische Datenverarbeitung, Abrechnung und Bauleitung

Technisches Büro:  
 Hohenzollerstr. 33  
 67063 Ludwigshafen  
 Tel.: +49 621 / 62 19 65  
 Fax: +49 621 / 62 19 63

<b>Ausführungsplan</b>	geprüft:	freigegeben:
<b>Genehmigungsplan</b>	geprüft:	freigegeben:
Index	Bemerkung	bearbeitet   geprüft
GE 002 LP 009	Anpassung Arbeitsstreifen	Qu (29.08.2022)   Te (29.08.2022)
GE 002 LP 008	Anpassung Arbeitsstreifen	Qu (07.07.2022)   Te (07.07.2022)
GE 002 LP 007	Anpassung Arbeitsstreifen	Qu (23.05.2022)   Te (23.05.2022)
GE 002 LP 011	Aktualisierung Katastergrundlage	Qu (03.04.2023)   Te (03.04.2023)
GE 002 LP 010	Aktualisierung Katastergrundlage	Qu (17.03.2023)   Te (17.03.2023)

Erneuerung der Gashochdruckleitung Homburg - Rhein und der davon abzweigenden Anschlussleitungen im Abschnitt zwischen Wattenheim und Heßheim

Planfeststellungsverfahren nach §43 EnWG - Genehmigungsplan Lageplan

Planungslos	Leitungsbezeichnung	DN	DP	Plan-Nr.:
5296 / M.541.00205	Anschlussleitung Großkarlbach	100	70	2 von 2

Datum der letzten Änderung: 12/2022  
 Kataster: 05/2021  
 Topographie: 05/2021  
 Plottedatum:

Maßstab 1: 500

Creos Deutschland GmbH  
 Dokumentation und Planung (DP)  
 Am Zunderbaum 9  
 66424 Homburg  
 Tel.: 06841 9886-0  
 Fax: 06841 9886-122

Zentrale Planauskunft  
 Tel.: 0681 / 2106-160  
 Zentrale Störungsannahme  
 Tel.: 0800 / 0800577