

Legende Medien Bestand:

SEDD - Stadtentwässerung: MW 440/600 B-30/30-315L MW Leitung ≥ DN 200	MW Leitung < DN 200
MW 440/600 B-30/30-315L, a 0 MW Leitung a.B.	MW Leitung a.B.
RW 50 Stz Grundstücksentwässerung	RW Leitung < DN 200
300 B-50/90-320R RW 200 Stz	Straßenentwässerungskanal RW Leitung STA ≥ DN 200
DREWAG Trinkwasser: TW DN50 GG TW DN80 GG	TW Leitung ≥ DN 200 TW Leitung < DN 200 TW Leitung a.B. bzw. L.u. (Lage unsicher)
DREWAG Fernwärme: VL RL	Fernwärme Leitungen stillgelegte Fernwärme-Leitung
VL 400 RL 400	Fernwärme Kanal mit VL und RL
DREWAG Gas: RD 80 PE ND 50 St	Gas MD-Leitung Gas ND-Leitung Gas ND-Leitung, a.B.
DREWAG Strom: Elt Niederspannung, NS 1kV Elt Mittelspannung, MS 20kV Elt Hochspannungskanal, HS 110kV	Elt Niederspannung, NS 1kV Elt Mittelspannung, MS 20kV Elt Hochspannungskanal, HS 110kV
DREWAG Fernmelde: Fernmelde Fernmelde Rohrstricke	Fernmelde Fernmelde Rohrstricke
DREWAG Kraftwerk Haustechnik: KW Eit, Gleichbeleuchtung KW Löschwasser KW Trinkwasser KW Druckluft KW Abwasser KW Gas ND KW Sammelleitung (Beheizung, Feuerlöschleitung, Wärmetrasse, Heiztrasse, E-Trasse)	KW Eit, Gleichbeleuchtung KW Löschwasser KW Trinkwasser KW Druckluft KW Abwasser KW Gas ND KW Sammelleitung (Beheizung, Feuerlöschleitung, Wärmetrasse, Heiztrasse, E-Trasse)
LH Dresden LSA: LSA Kabel Lu. LSA Kabel a.B.	LSA Kabel LSA Kabel Lu. LSA Kabel a.B.
LH Dresden Öffentliche Beleuchtung: Öb Erdkabel Öb Freidleitungen Öb-Leitung a.B.	Öb Erdkabel Öb Freidleitungen Öb-Leitung a.B.
LH Dresden Feuerwehrkabel: Feuerwehrkabel (F Kabel) (Far) narelic: Nachrichtenelektronik Feuerwehrkabel Lu. Feuerwehrkabel a.B. (SV 37)	Feuerwehrkabel (F Kabel) (Far) narelic: Nachrichtenelektronik Feuerwehrkabel Lu. Feuerwehrkabel a.B. (SV 37)
DVB: DVB Leitungen DVB Leitungen Lu. DVB Leitungen a.B.	DVB Leitungen DVB Leitungen Lu. DVB Leitungen a.B.
FI BRIS-N	Fahrleitungsast mit Nummer

Quellen

Daten	Träger / Planer	Datum
Vermessung	DB	2017-01-13 / 2015-08-20
Medienbestand DB	DREWAG	2015-07-30
Medienbestand ELT	DREWAG	2015-07-30
Medienbestand FM	DREWAG	2015-01-12
Medienbestand FW	DREWAG	2015-07-30 / 2015-08-20
Medienbestand Gas	DREWAG	2015-07-30
Medienbestand TW DB	DREWAG	2015-07-30
Medienbestand DVB	DVB	2015-07-30
Medienbestand LSA	LHDD	2015-07-30
Medienbestand ÖB	LHDD	2015-07-30
Medienbestand Kanal	SEDD	2015-08-01
Medienbestand Telekom	Telekom	2015-07-30
Kataster	LHDD	2019-01-08
Planung:		
Brückenbauwerk	EIBS	2017-01-10
Rotlinienplan Noss. Br.	EIBS	2018-07-12
Bauwerkskizze Zwick. FW-Trasse + Provi.	BIT IPRO Consult	2020-01-21

Telekommunikation	Träger / Planer	Datum
TK Kabel	Telekom Luftkabel Telekom Erdkabel Telekom Betonsteinkabelkanal zw. Ksch 1999 und Ksch 2008 mit Glasfaserkabel 2020/20	12.05.2020
	stillgelegte Telekom-Leitung	12.05.2020
TC Kabel	Tele Columbus Erdkabel Tele Columbus Kanal	15.03.2020
Deutsche Bahn	Deutsche Bahn, Entwässerung Maste DB	

Legende Medien Planung Ostseite:


ICL - Mediendüker	Abbruch Bauwerke
Abbruch / Rückbau Medien	
Bauwerk Mediendüker	
Bohrpfähle Baugrube	
Umverlegung RW Neubau Entwässerung FW	
temp. Entleerungsschächte Provisorium	
Umverlegung / Neubau TW	
Umverlegung Telekom EMSR-Schrank Zählerschrank Eit	
IPRO - FW-Planung	
FW-Trasse (Rücklauf)	
FW-Trasse (Vorlauf)	
Entleerungsleitung	
MS-Kabel	
NS-Kabel	
FM-Kabel	
Bauwerksbezeichnung gem. DREWAG GIS-System	

Lagebezug: RD 83	Höhenbezug: NHN / HS 160
Vermessung:	erstellt:
	Herausgeber:

Fachplaner:	Datum	Name
ICL	12.05.2020	hm
IPROconsult	12.05.2020	wa.t
	12.05.2020	KO
	15.03.2020	

Generalplaner:	Datum	Name
Arbeitsgemeinschaft Bit	12.05.2020	hm
EIBS	12.05.2020	wa.t
	12.05.2020	KO
	15.03.2020	

Vorhabenträger:	Dresdner Verkehrsbetriebe AG Center Infrastruktur -Engineering- Tel.: 0351/6921-2136	Landeshaushalt Dresden Geschäftsbereich Straßen- und Tiefbau Verkehr und Liegenschaften Straßen- und Tiefbauamt Tel.: 0351/4680
-----------------	---	---

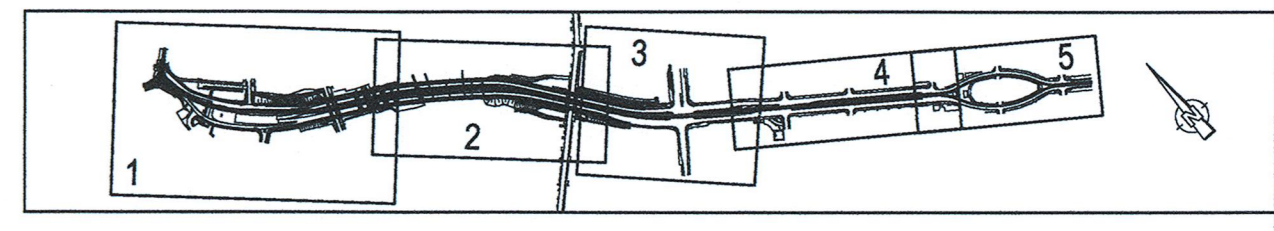

Nr.	Art der Änderung	Datum	Zeichen

FESTSTELLUNGSENTWURF

Inhalt:	Lageplan Ost Zielgrube Düker	Unterlage / Blatt-Nr.: 16.16.6
		Plancode:
		Maßstab: 1 : 250

2020 Stadtbahn Dresden
Neue Wege mit der Tram

Stadtbahn 2020
Teillabschnitt 1.2
Nossener Brücke / Nürnberger Straße

ausgestellt:
Dresdner Verkehrsbetriebe AG
Center Infrastruktur

15. JULI 2020

Hentzenbach

Henrich

AWAR06: 145_28_SB2020_TA1_2_NOSSEB_DokumenteNr_35413_Ver_2