


LISt Gesellschaft für Verkehrswesen und ingenieurtechnische Dienstleistungen mbH  
S 154 / VNK 5051012 Station 0,662 bis NNK 5051020 Station 4,269

100 km Radwege Programm  
S 154 westlich Kirnitzschtal

PROJIS-NR.: 006447-02

# Feststellungsentwurf

- LAGEPLAN -

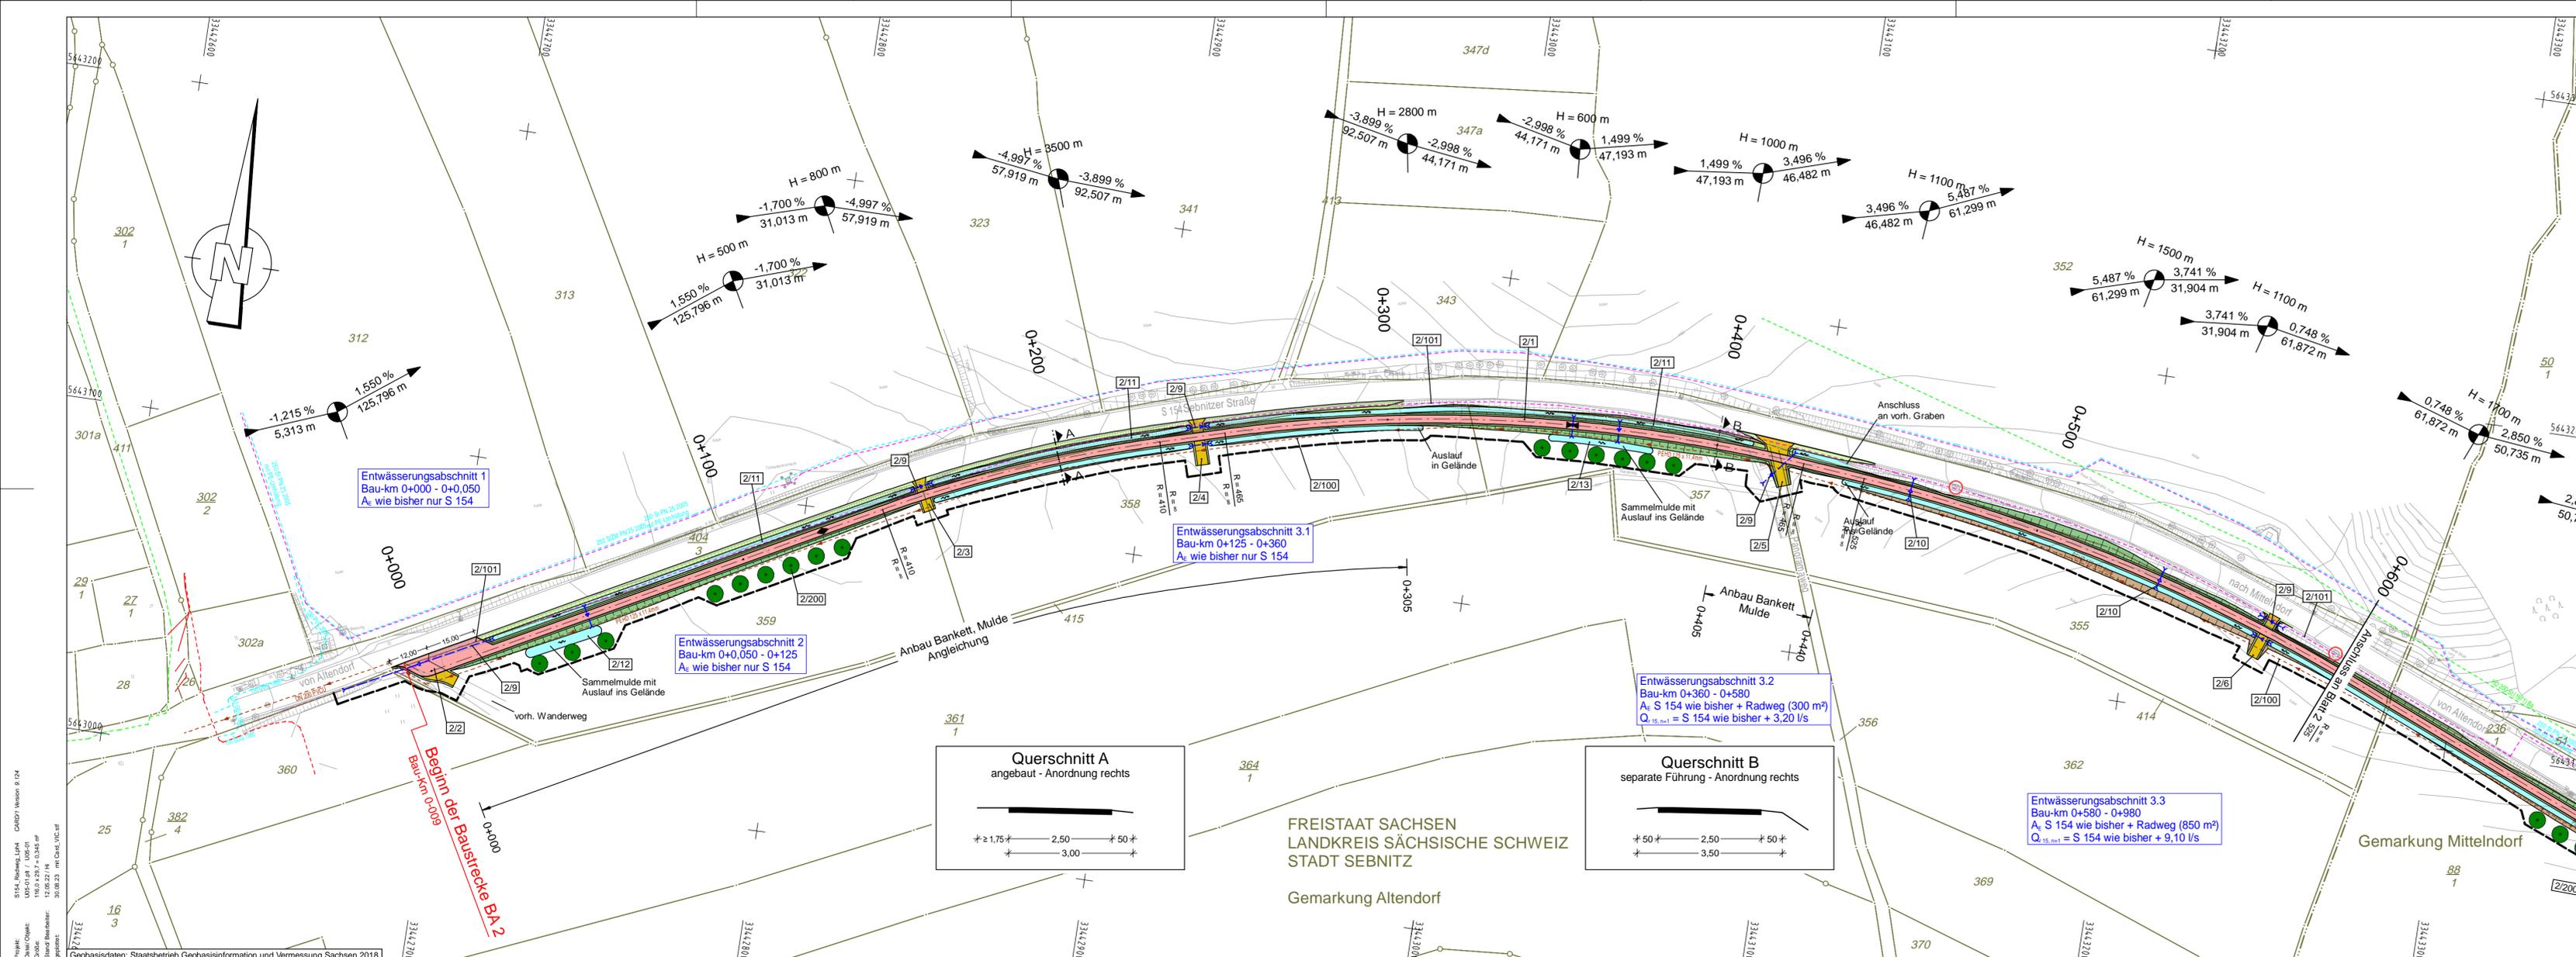

### Zeichenerklärung

**Planung**

- Einschnittsböschung
- Entwässerungsmulde
- Bankett
- Radweg mit Achse
- Bankett
- Dammböschung
- Straßennebenflächen
- Zufahrt
- Stützwand

**sonstiges**

- Baufeldgrenze
- zu schützenswerter Baum
- zu fällender Baum
- neu zu pflanzender Baum

**Verwaltung**

- Gemarkungsgrenze
- Flurstücksgrenze

**gepl. Entwässerung**

- Regenwasserleitung
- Prüfschacht / Straßenablauf
- Rohrdurchlass mit Böschungstück

**Beschriftung**

- 3/105 Nummerierung für die Radverkehrsanlage nach Regelungsverzeichnis (siehe Unterlage 11)

**Gebiete und Flächen**  
siehe Unterlage 19.2

**vorh. Versorgungseinrichtungen**

- Trinkwasserleitung
- Gasleitung
- E-Leitung
- Fernmeldekabel
- Abwasserleitung

**sonstiges**

- Neigungsbrechpunkt mit Angabe von Ausrundungshalbmesser, Längsneigung und Abstand zum nächsten Neigungsbrechpunkt
- Gradientenhochpunkt
- Gradiententiefpunkt

**VIC Planen und Beraten GmbH**  
VIC Planen und Beraten GmbH  
Niederlassung Dresden  
Ammonstraße 35  
01067 Dresden  
Tel +49 (0)351 - 4990 600  
Fax +49 (0)351 - 4990 720  
E-Mail info@vic-gmbh.de

Datum	Name
05/2024	Haase
05/2024	CARD/1
geprüft: Dresden, 05/2024	
Dipl.-Ing. Christian Weichert Abteilungsleiter Verkehrsanlagen	

**LIST**  
LIST Gesellschaft für Verkehrswesen und ingenieurtechnische Dienstleistungen mbH  
Emel-Thalmann-Straße 5, 09661 Hainichen / Tel.: 037207 832-0 / Fax: 0351 4511 784-203

Bearbeitet:	gez. Brodner 03.06.2024
Geprüft:	gez. K.Limas 04.06.2024
Projekt-Nr.:	

Nr.	Art der Änderung	Datum	Zeichen

## FESTSTELLUNGSENTWURF

Freistaat SACHSEN  
vertreten durch  
LIST Gesellschaft für Verkehrswesen und ingenieurtechnische Dienstleistungen mbH

Unterlage / Blatt-Nr.: 5 / 1  
Lageplan  
Baubabschnitt 2




S 154 / Sebnitz-Bad Schandau / NK 5051012 Stat. 0,662 - NK 5051020 Stat. 4,269  
PROJIS-Nr.: 006447-02  
Maßstab: 1:1000

### 100 km Radwege Programm

### S 154 Neubau einer Radverkehrsanlage westlich Kirmitzschtal

aufgestellt: gez. Trillenberg

Hainichen, den 05.06.2024

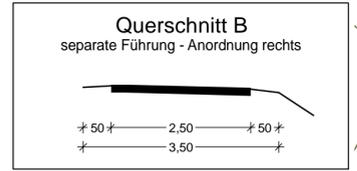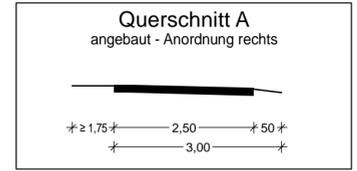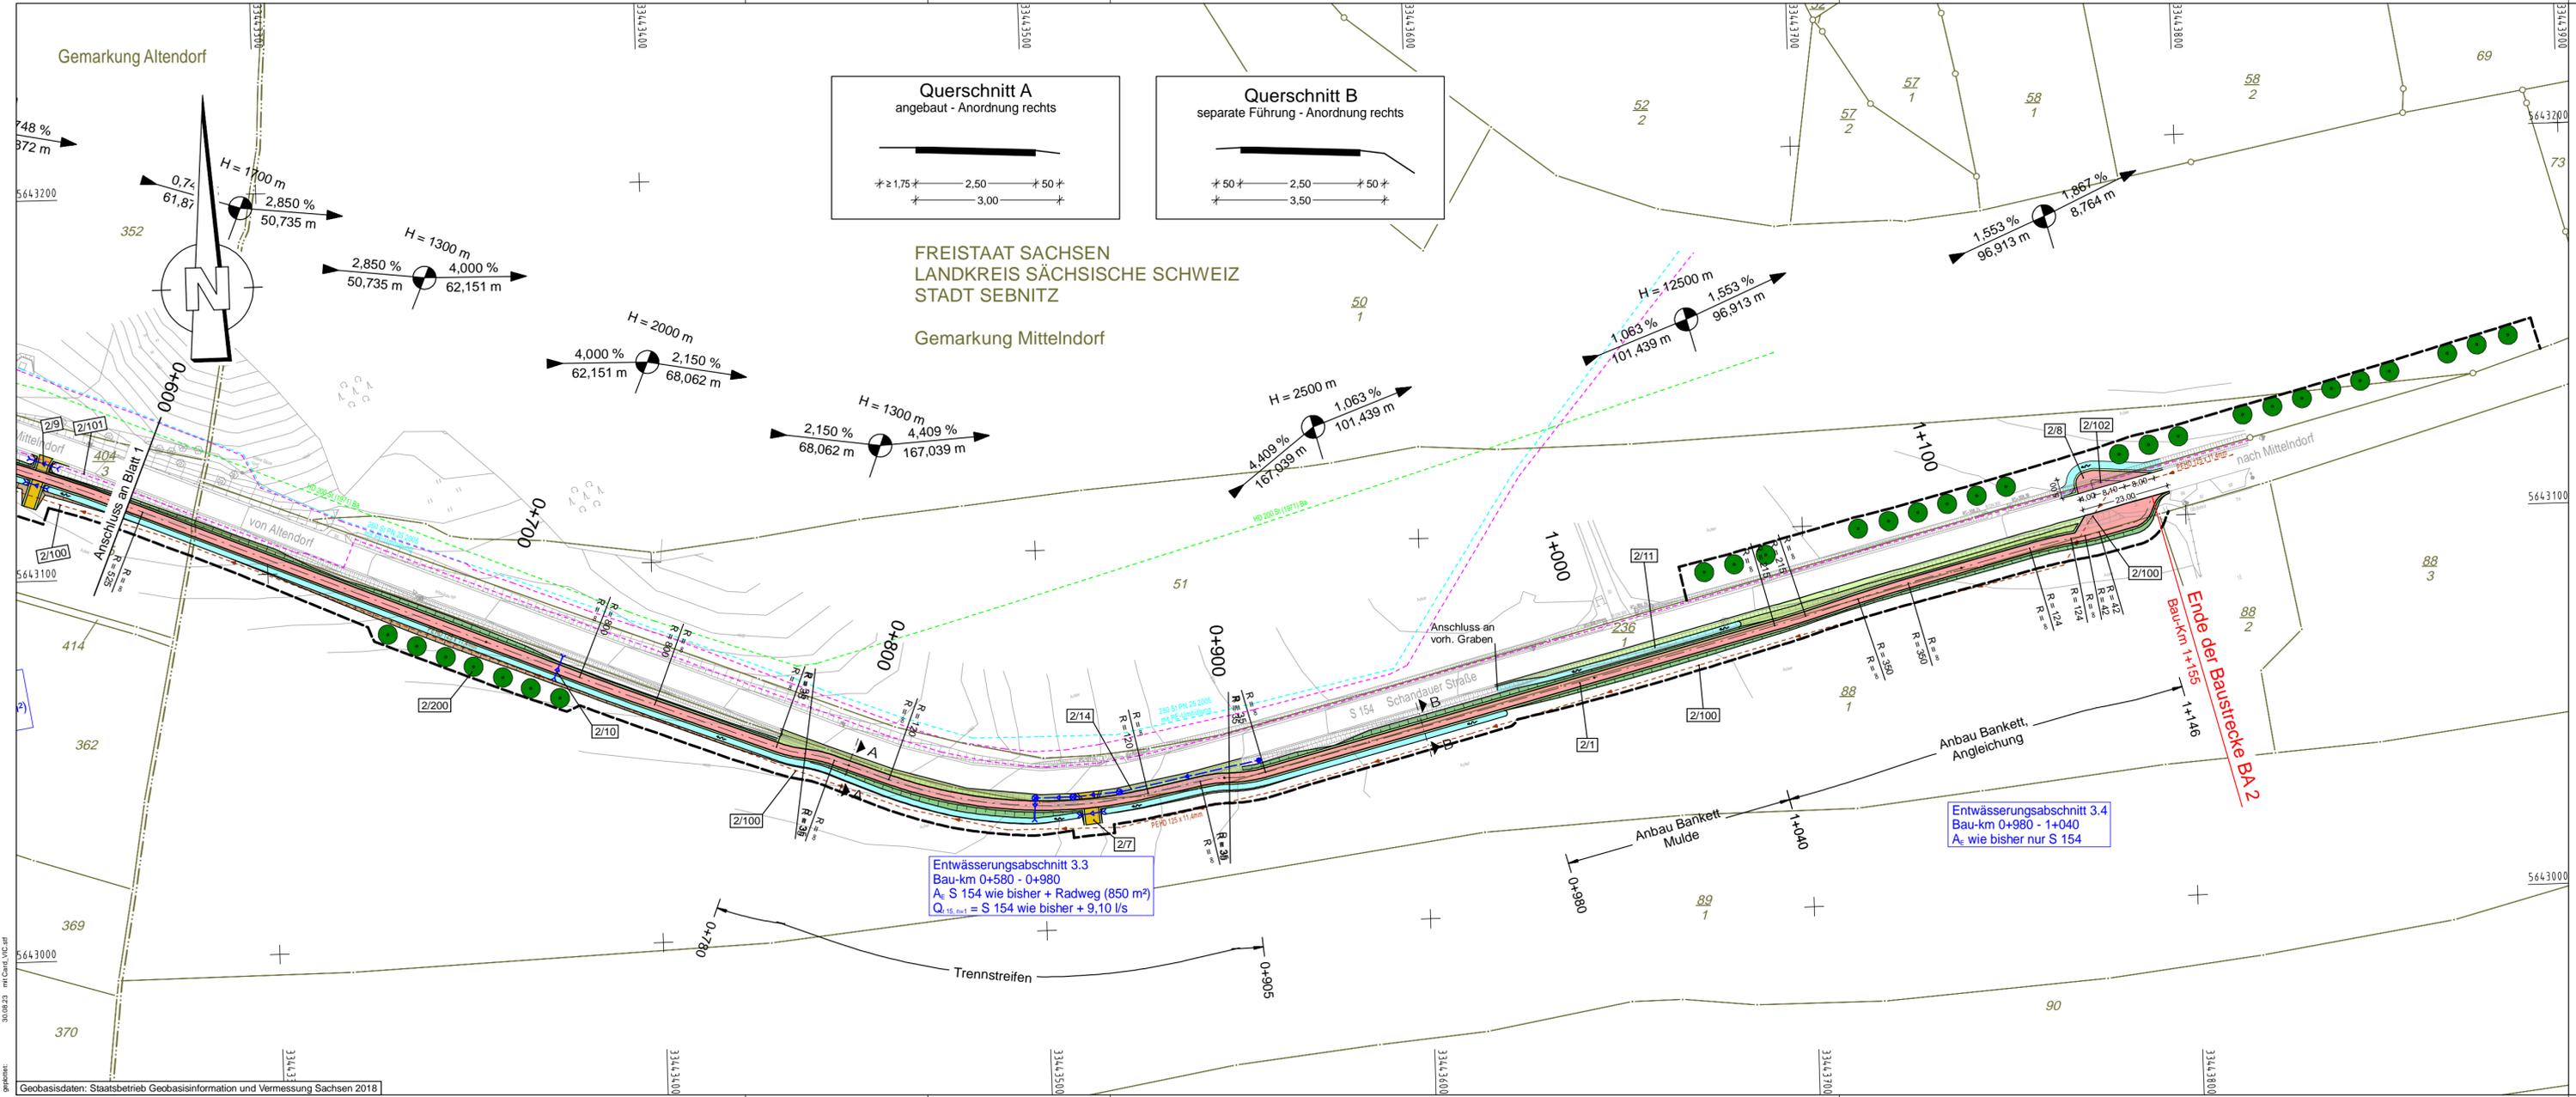

FREISTAAT SACHSEN  
LANDKREIS SÄCHSISCHE SCHWEIZ  
STADT SEBNITZ

Gemarkung Mitteldorf

Entwässerungsabschnitt 3.3  
Bau-km 0+580 - 0+980  
A<sub>e</sub> S 154 wie bisher + Radweg (850 m²)  
Q<sub>15 min</sub> = S 154 wie bisher + 9,10 l/s

### Zeichenerklärung

H = 2000 m

Neigungsbrechpunkt mit Angabe von Ausrundungshalbmesser, Längsneigung und Abstand zum nächsten Neigungsbrechpunkt

Gradientenhochpunkt  
Gradiententiefpunkt

**Planung**

- Einschnittsböschung
- Entwässerungsmulde
- Bankett
- Radweg mit Achse
- Bankett
- Dammböschung
- Straßennebenflächen
- Zufahrt
- Stützwand

**sonstiges**

- Baufeldgrenze
- zu schützenswerter Baum
- zu fällender Baum
- neu zu pflanzender Baum

**Verwaltung**

- Gemarkungsgrenze
- Flurstücksgrenze

**gepl. Entwässerung**

- Regenwasserleitung
- Prüfschacht / Straßenablauf
- Rohrdurchlass mit Böschungstück

**Beschriftung**

- 3/105 Nummerierung für die Radverkehrsanlage nach Regelungsverzeichnis (siehe Unterlage 11)

**Gebiete und Flächen**  
siehe Unterlage 19.2

**vorh. Versorgungseinrichtungen**

- Trinkwasserleitung
- Gasleitung
- E-Leitung
- Fernmeldekabel
- Abwasserleitung

**VIC** Planen und Beraten GmbH  
Niederlassung Dresden  
Ammonstraße 35  
01067 Dresden  
Tel. +49 (0)351 - 4990 600  
Fax +49 (0)351 - 4990 720  
E-Mail info@vic-gmbh.de

	Datum	Name
bearbeitet	05/2024	Haase
gezeichnet	05/2024	CARD/1
geprüft:	Dresden, 05/2024	
		Dipl.-Ing. Christian Weichert Abteilungsleiter Verkehrsanlagen

**L I S T**  
LIST Gesellschaft für Verkehrswesen  
und ingenieurtechnische  
Dienstleistungen mbH  
Ernst-Thälmann-Straße 5, 09661 Hainichen / Tel.: 037207 832-0 / Fax.: 0351 4511 784-203

Bearbeitet:	gez. Brodner	03.06.2024
Geprüft:	gez. Klimas	04.06.2024
Projekt-Nr.:		

Nr.	Art der Änderung	Datum	Zeichen

## FESTSTELLUNGSENTWURF

Freistaat SACHSEN vertreten durch  
LIST Gesellschaft für Verkehrswesen  
und ingenieurtechnische  
Dienstleistungen mbH

Unterlage / Blatt-Nr.: 5 / 2  
Lageplan  
Bauabschnitt 2

S 154 / Sebnitz-Bad Schandau / NK 5051012 Stat. 0,662 - NK 5051020 Stat. 4,269  
PROJIS-Nr.: 006447-02 Maßstab: 1:1000


100 km Radwege Programm  
S 154 Neubau einer Radverkehrsanlage westlich Kirnitzschtal

aufgestellt:	gez. Trillenberg
Hainichen, den	_05_06_2024

Projekt: S154\_Radweg\_LP4 CARD/1 Version 9.2/4  
Datei: D:\Projekte\100 km Radwege\100 km Radwege\100 km Radwege\_LP4.dwg  
Geplant: 30.08.23  
Gezeichnet: 05.05.24  
Geprüft: 04.06.24  
Gezeichnet: 05.05.24  
Geprüft: 04.06.24

Geobasisdaten: Staatsbetrieb Geobasisinformation und Vermessung Sachsen 2018



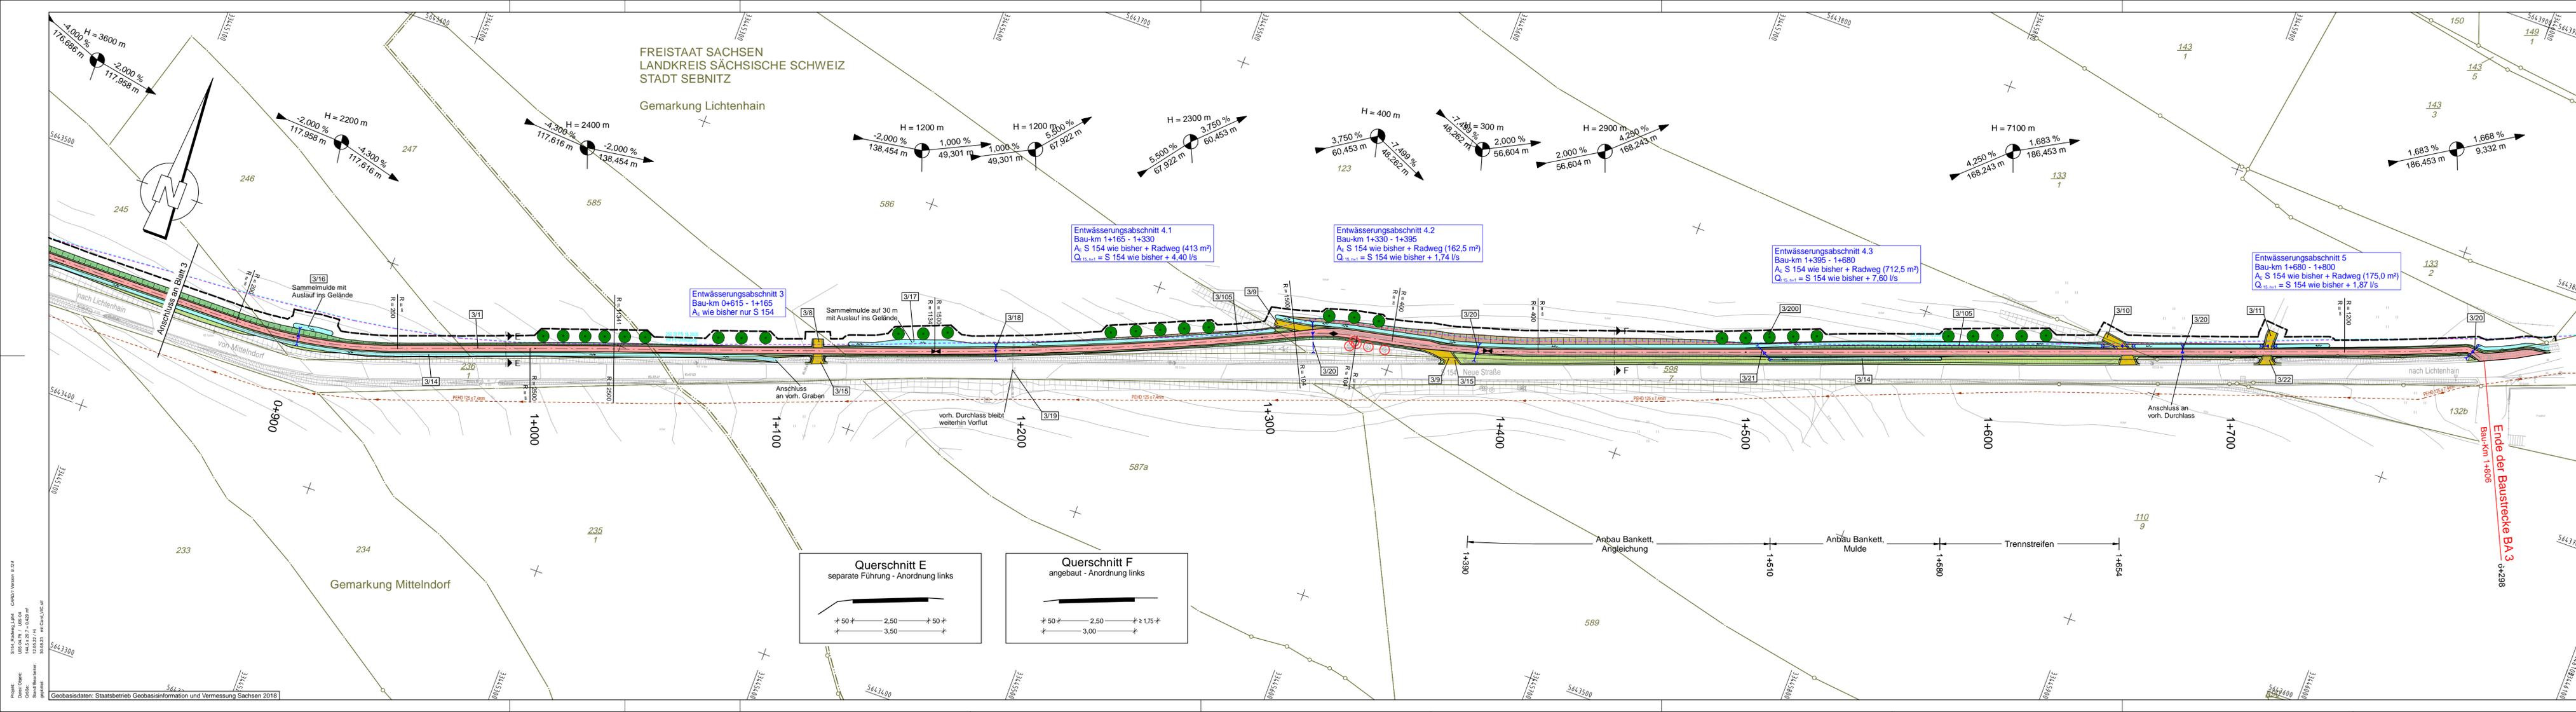

### Zeichenerklärung

**Planung**

- Einschnittsböschung
- Entwässerungsmulde
- Bankett
- Radweg mit Achse
- Bankett
- Dammböschung
- Straßenebenflächen
- Zufahrt
- Stützwand

**sonstiges**

- Baufeldgrenze
- zu schützender Baum
- zu fällender Baum
- neu zu pflanzender Baum

**Verwaltung**

- Gemarkungsgrenze
- Flurstücksgrenze

**gepl. Entwässerung**

- Regenwasserleitung
- Prüfschacht / Straßenablauf
- Rohrdurchlass mit Böschungsstück

**Beschriftung**

- 3/105 Nummerierung für die Radverkehrsanlage nach Regelungsverzeichnis (siehe Unterlage 11)

**Gebiete und Flächen**  
siehe Unterlage 19.2

**vorh. Versorgungseinrichtungen**

- Trinkwasserleitung
- Gasleitung
- E-Leitung
- Fernmeldekabel
- Abwasserleitung

**Neigungsbruchpunkt mit Angabe von Ausrundungshalbmesser, Längsneigung und Abstand zum nächsten Neigungsbruchpunkt**

**Gradientenhochpunkt**  
**Gradiententiefpunkt**

**VIC Planen und Beraten GmbH**  
VIC Planen und Beraten GmbH  
Niederlassung Dresden  
Armonstraße 35  
01067 Dresden  
Tel. +49 (0)351 - 4990 600  
Fax. +49 (0)351 - 4990 720  
E-Mail info@vic-gmbh.de

bearbeitet	05/2024	Haase
gezeichnet	05/2024	CARD/1
geprüft:	Dresden, 05/2024	

Dipl.-Ing. Christian Weichert  
Abteilungsleiter Verkehrsanlagen

**L I S t**  
LIST Gesellschaft für Verkehrswesen  
und ingenieurtechnische  
Dienstleistungen mbH  
Ernst-Thälmann-Straße 5, 09661 Hainichen / Tel.: 037207 832-0 / Fax.: 0351 4511 794-203

Bearbeitet:	gez. Brodner	03.06.2024
Geprüft:	gez. Klimas	04.06.2024

Projekt-Nr.:

Nr.	Art der Änderung	Datum	Zeichen

## FESTSTELLUNGSENTWURF

**Freistaat SACHSEN** vertreten durch  
LIST Gesellschaft für Verkehrswesen  
und ingenieurtechnische  
Dienstleistungen mbH

Unterlage / Blatt-Nr.: 5 / 4  
Lageplan  
Bauabschnitt 3

S 154 / Sebnitz-Bad Schandau / NK 5051012 Stat. 0.662 - NK 5051020 Stat. 4.269  
PROJIS-Nr.: 006447-02  
Maßstab: 1:1000

**100 km Radwege Programm**  
S 154 Neubau einer Radverkehrsanlage westlich Kirmitzschal

aufgestellt:	gez. Trillenberg
Hainichen, den 05.06.2024	

Proj. Nr.: 006447-02  
Geobasisdaten: Staatsbetrieb Geobasisinformation und Vermessung Sachsen 2018